


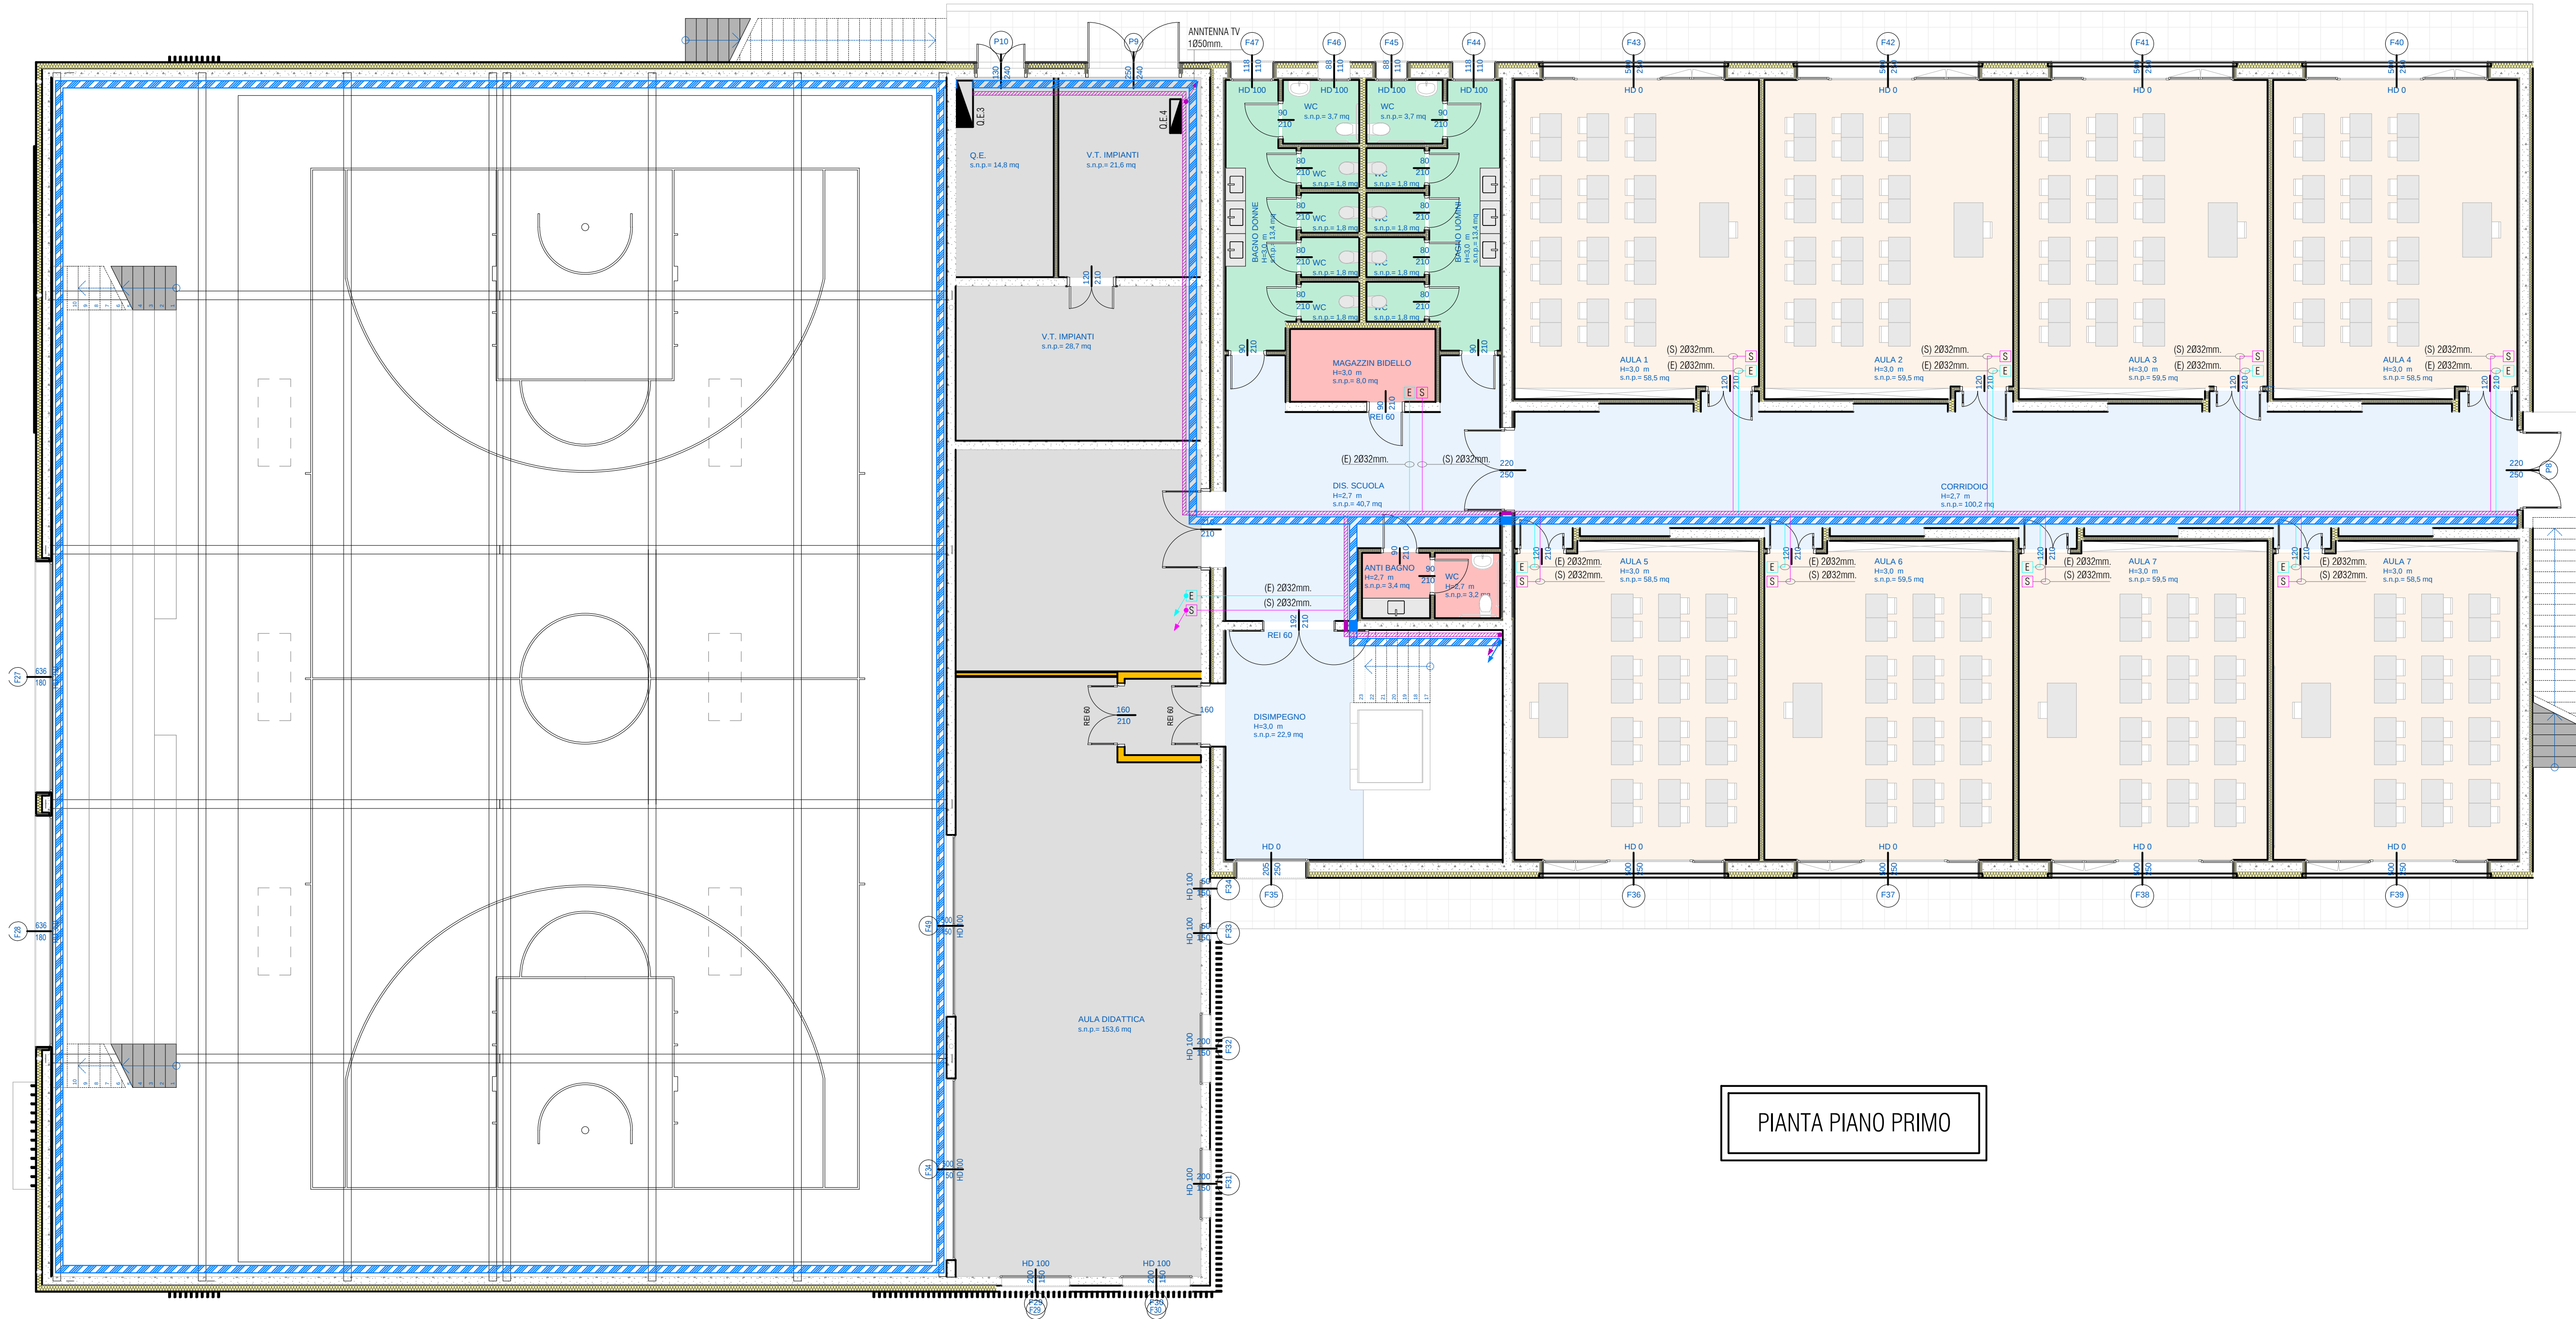

PIANTA PIANO PRIMO

LEGENDA SIMBOLI	
SIMBOLO	DESCRIZIONE
	QUADRO ELETTRICO PALESTRA
	QUADRO ELETTRICO SCUOLA MEDIA
	QUADRO ELETTRICO IMPIANTI MECCANICI
	CONTATORE E-DISTRIBUZIONE S.P.A.
	RACK DATI
	PASSERELLA PORTACAVI A FILO IN LAMIERA ZINCATO "ELETTRICO" DIM. 200x65 mm.
	PASSERELLA PORTACAVI A FILO IN LAMIERA ZINCATO "SPECIAL" DIM. 100x65 mm.
	SCATOLA DI DERIVAZIONE PRINCIPALE "ELETTRICO"
	SCATOLA DI DERIVAZIONE PRINCIPALE "SPECIAL"
	COLLEGAMENTI ELETTRICI MEDIANTE TUBAZIONE FLESSIBILE AD INCASSO DIAM. 32 - 40 mm. "ELETTRICO"
	COLLEGAMENTI ELETTRICI MEDIANTE TUBAZIONE FLESSIBILE AD INCASSO DIAM. 32 - 40 mm. "SPECIAL"

provincia
Provincia di Treviso
comune
Comune di Ponzano Veneto

titolo progetto
Servizio di redazione del progetto definitivo, AMPLIAMENTO E
DEMOLIZIONE DELLA SCUOLA SECONDARIA DI PRIMO
GRADO GALILEO GALILEI
Borgo Ruga, 19
31050 Ponzano TV
1° LOTTO FUNZIONALE -AMPLIAMENTO

committente

Comune di Ponzano Veneto
Via. G.B. Cicogna
31050 Ponzano Veneto TV

progettati
ing. Mauro Bellinzani
studio bIA+ architettura design ingegneria
via Mons. Paride Artico 25
31046 Oderzo TV
collaboratori
per. ind. Livio Brugnara
via Roma 206
31043 Fontanelle TV

fase progetto
DEFINITIVO

tipo elaborato
PROGETTO IMPIANTO ELETTRICO

titolo elaborato
PIANO PRIMO - DISPOSIZIONE IMPIANTO
DISTRIBUZIONE PRIMARIA

scala

1:100

codice

18_382

tabella n.

DEL.00.03

REV.

A

bfa+
architettura design ingegneria

www.bfaplus.it

info@bfaplus.it

via mons. paride artico 25 - 31046 oderzo tv
t. +39 0422 201075 - f. +39 1782745792