


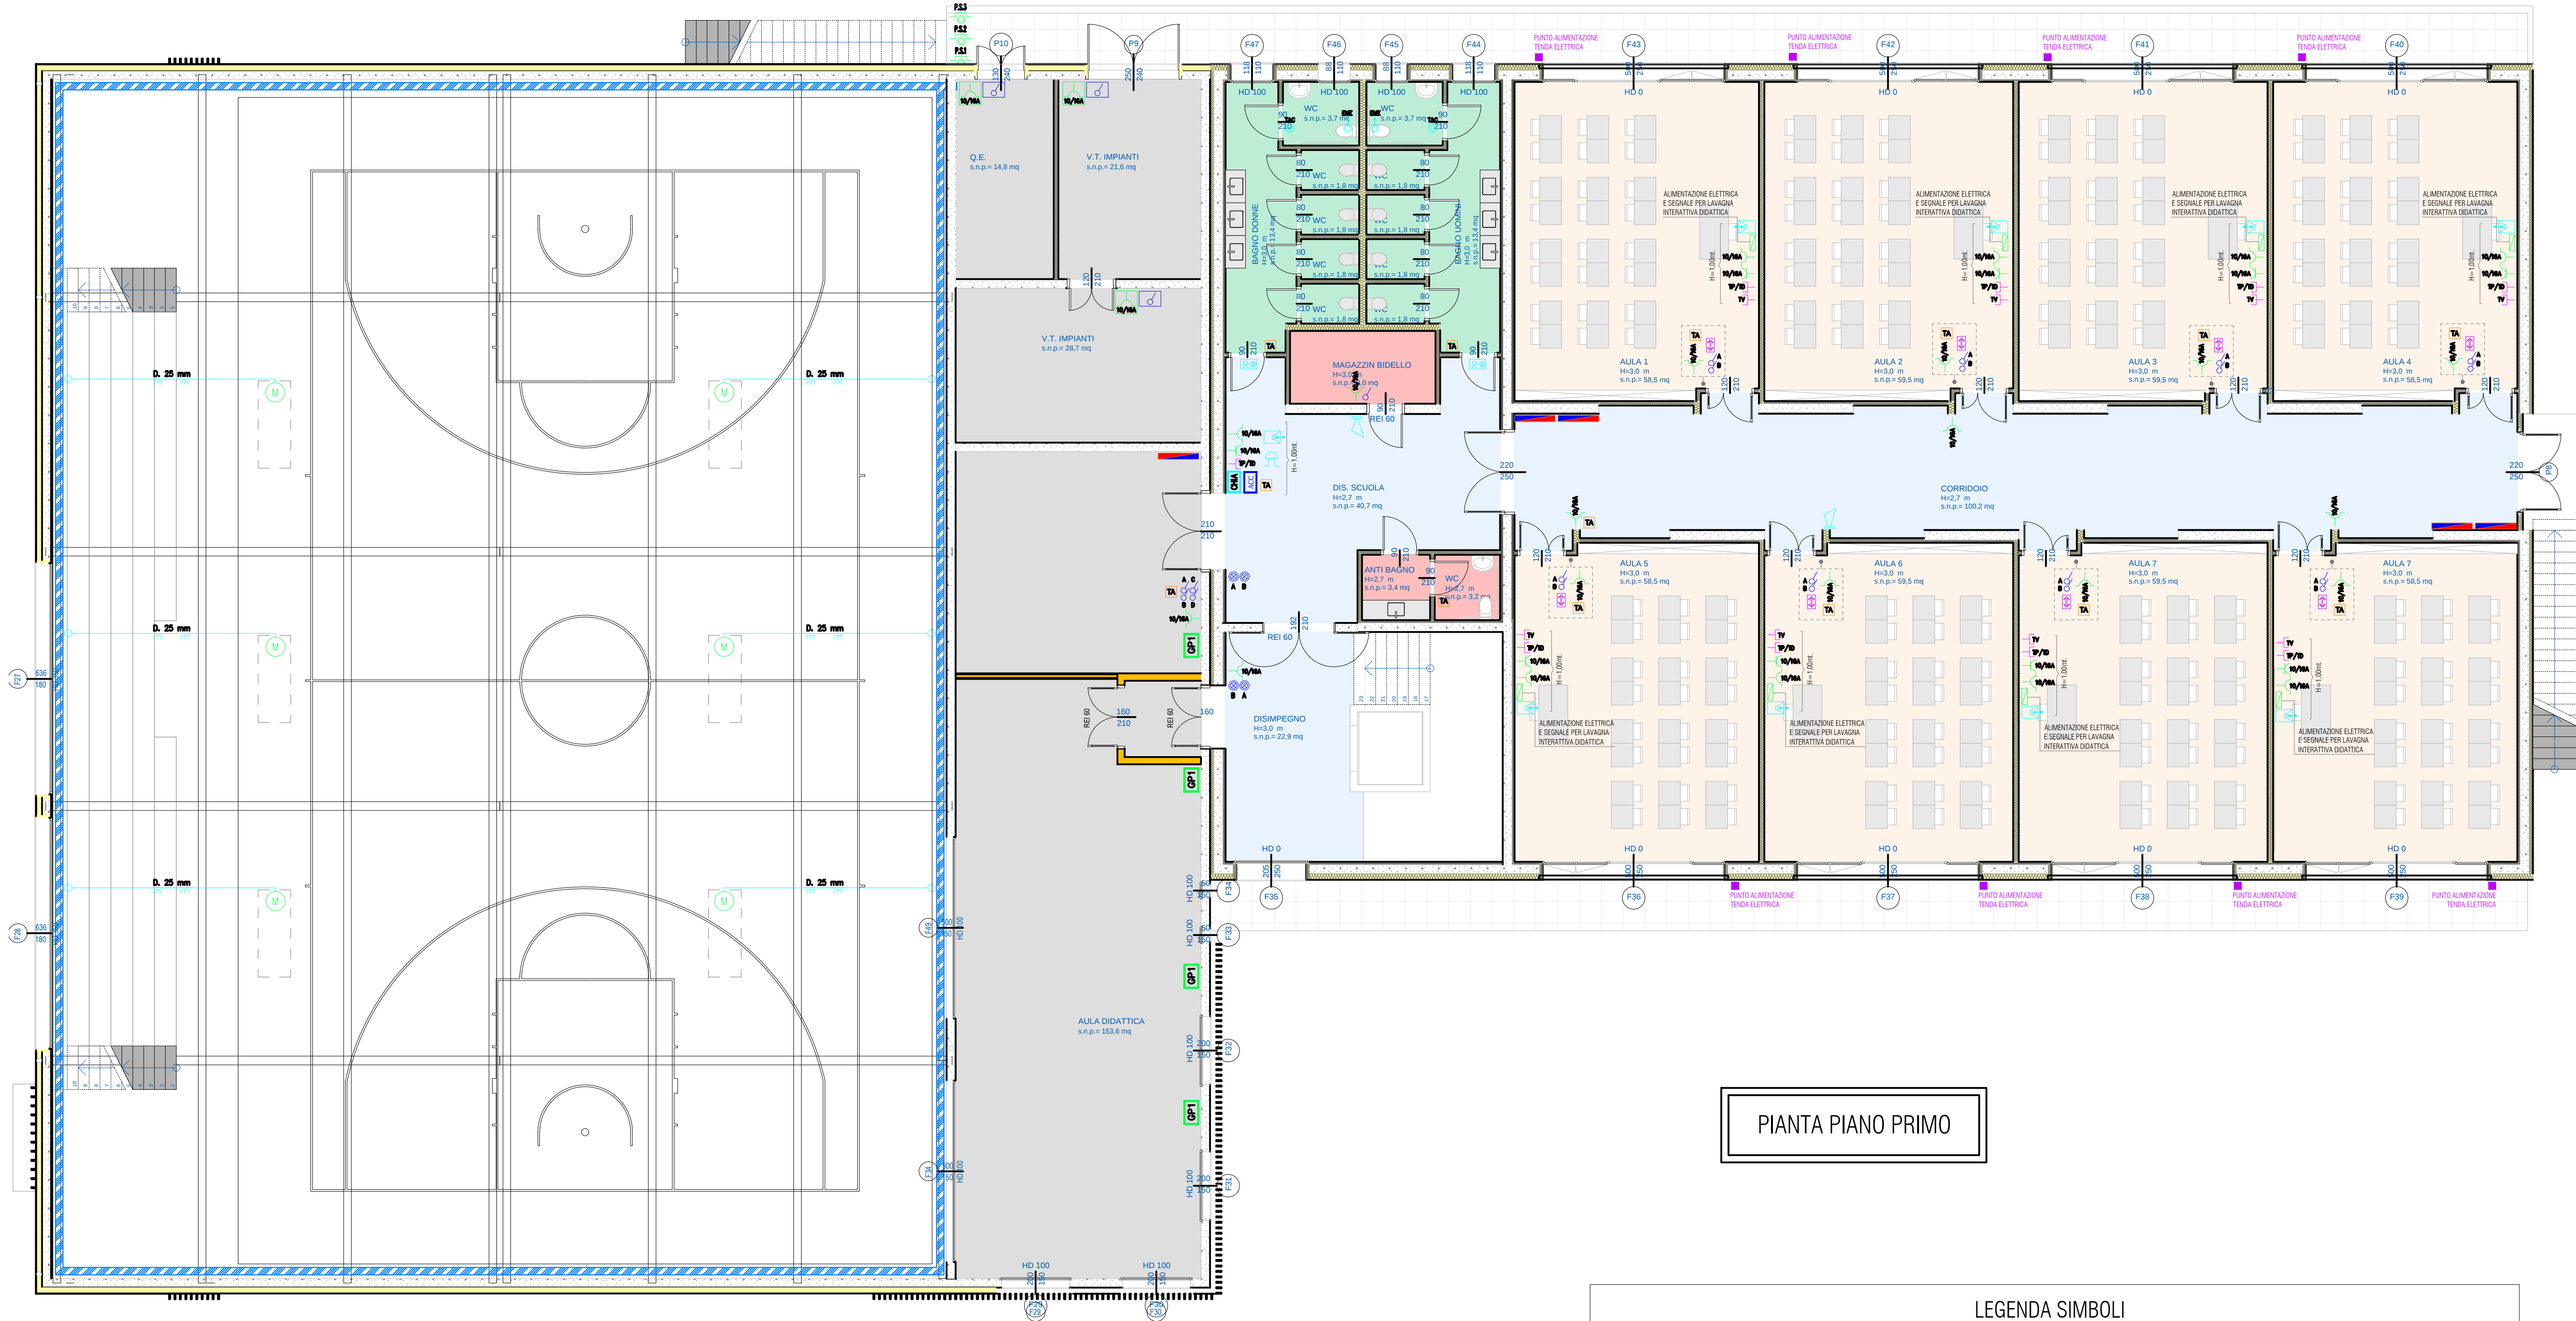

PIANTA PIANO PRIMO

LEGENDA SIMBOLI			
SIMBOLO	DESCRIZIONE	SIMBOLO	DESCRIZIONE
	PULSANTE DI SGANCIO SCUOLA		PUNTO DI COMANDO INTERROTTO SERIE CIVILE
	PULSANTE DI SGANCIO IMPIANTO FOTOVOLTAICO		RIVELATORE AD INFRAROSSI PASSIVI SERIE CIVILE POSTO A SOFFITTO
	PULSANTE DI SGANCIO PALESTRA		PUNTO DI COMANDO PULSANTE PORTANOME SERIE CIVILE
	PULSANTE DI SGANCIO POMPA ANTINCENDIO		PUNTO DI COMANDO PULSANTE APERTURA ELETTROSERRATURA SERIE CIVILE
	PULSANTE DI SGANCIO AUSILIARI POMPA ANTINCENDIO		ELETTROSERRATURA
	PUNTO DI COMANDO PRESA UNIVERSALE 10/16A SERIE CIVILE POSTA SU CUSTODIA STAGNA DA ESTERNO		PUNTO DI COMANDO PULSANTE DI TATTICAZIONE SERIE CIVILE
	PUNTO DI COMANDO PRESA BIPASSO AD ALVEOLI ALLINEATI 10/16A SERIE CIVILE AD INCASSO		PUNTO DI COMANDO PULSANTE A TIRANTE SERIE CIVILE
	PUNTO DI COMANDO PRESA UNIVERSALE 10/16A SERIE CIVILE AD INCASSO		PREDISPOSIZIONE TUBAZIONE VUOTA PER CITOFOONO (IMPIANTO CHIAMATA BIDEILLO)
	ALIMENTAZIONE ELETTRICA E SEGNALE PER LAVAGNA INTERATTIVA DIDATTICA		PUNTO DI COMANDO PULSANTE CON SPA LUMINOSA PER SEGNALE CAMBIO ORARIO
	GRUPPO PRESE COMPOSTO DA N. 3 PUNTI DI COMANDO PRESA UNIVERSALE 10/16A SERIE CIVILE AD INCASSO N. 3 PUNTI DI COMANDO PRESA BIPASSO AD ALVEOLI ALLINEATI 10/16A SERIE CIVILE AD INCASSO N. 3 PUNTI DI COMANDO PRESA FONIA-DATI TIPO RJ45 CAT. 6/6E SERIE CIVILE AD INCASSO		CENTRALINA IMPIANTO DI CHIAMATA
	PUNTO DI COMANDO PRESA UNIVERSALE 10/16A SERIE CIVILE POSTA SU CUSTODIA STAGNA DA ESTERNO		PUNTO SUONERIA CAMBIO ORARIO
	ALIMENTAZIONE LUCERNARI APRIBILI		PUNTO SEGNALE OTTICO/ACUSTICA ALLARME WC DISABILI
	QUADRETTO DI COMANDO PER APERTURA/CHIUSURA LUCERNARI APRIBILI		PUNTO DI COMANDO PRESA FONIA-DATI TIPO RJ45 CAT. 6/6E SERIE CIVILE AD INCASSO
	PUNTO DI COMANDO DOPPIO PULSANTE PER APERTURA/CHIUSURA TENDA ELETTRICA		PUNTO DI COMANDO PRESA TV SERIE CIVILE AD INCASSO
	PUNTO ALIMENTAZIONE TENDA ELETTRICA		QUADRO RACK DATI
	QUADRETTO ACCENSIONE LUCI (INTERRUTTORI FINO A 16 POSTI)		SONDA TEMPERATURA AMBIENTE

provincia
Provincia di Treviso
comune
Comune di Ponzano Veneto

titolo progetto
Servizio di redazione del progetto definitivo, AMPLIAMENTO E
DEMOLIZIONE DELLA SCUOLA SECONDARIA DI PRIMO
GRADO GALILEO GALILEI
Borgo Ruga, 19
31050 Ponzano TV
1° LOTTO FUNZIONALE -AMPLIAMENTO

committente

Comune di Ponzano Veneto
Via. G.B. Cicogna
31050 Ponzano Veneto TV

progettisti
ing. Mauro Bellinzani
studio bfa+ architettura design ingegneria
via Mons. Paride Artico 25
31046 Oderzo TV
collaboratori
per. ind. Livio Brugnara
via Roma 206
31043 Fontanelle TV

fase progetto
DEFINITIVO

tipo elaborato
PROGETTO IMPIANTO ELETTRICO

titolo elaborato
PIANO PRIMO - DISPOSIZIONE FRUTTI DI
COMANDO

scala
1:100

codice
18_382

tabella n.
DEL.00.05

rev.
A

bfa+
architettura design ingegneria

www.bfaplus.it
info@bfaplus.it
via mons. paride artico 25 - 31046 oderzo tv
t. +39 0422 207075 - f. +39 0422 45792

A 201915 EMISSIONE COMM. MB MB MB
REV. DATA MODIFICA CHIEDI REGISTRO VERIFICA VALIDITÀ