


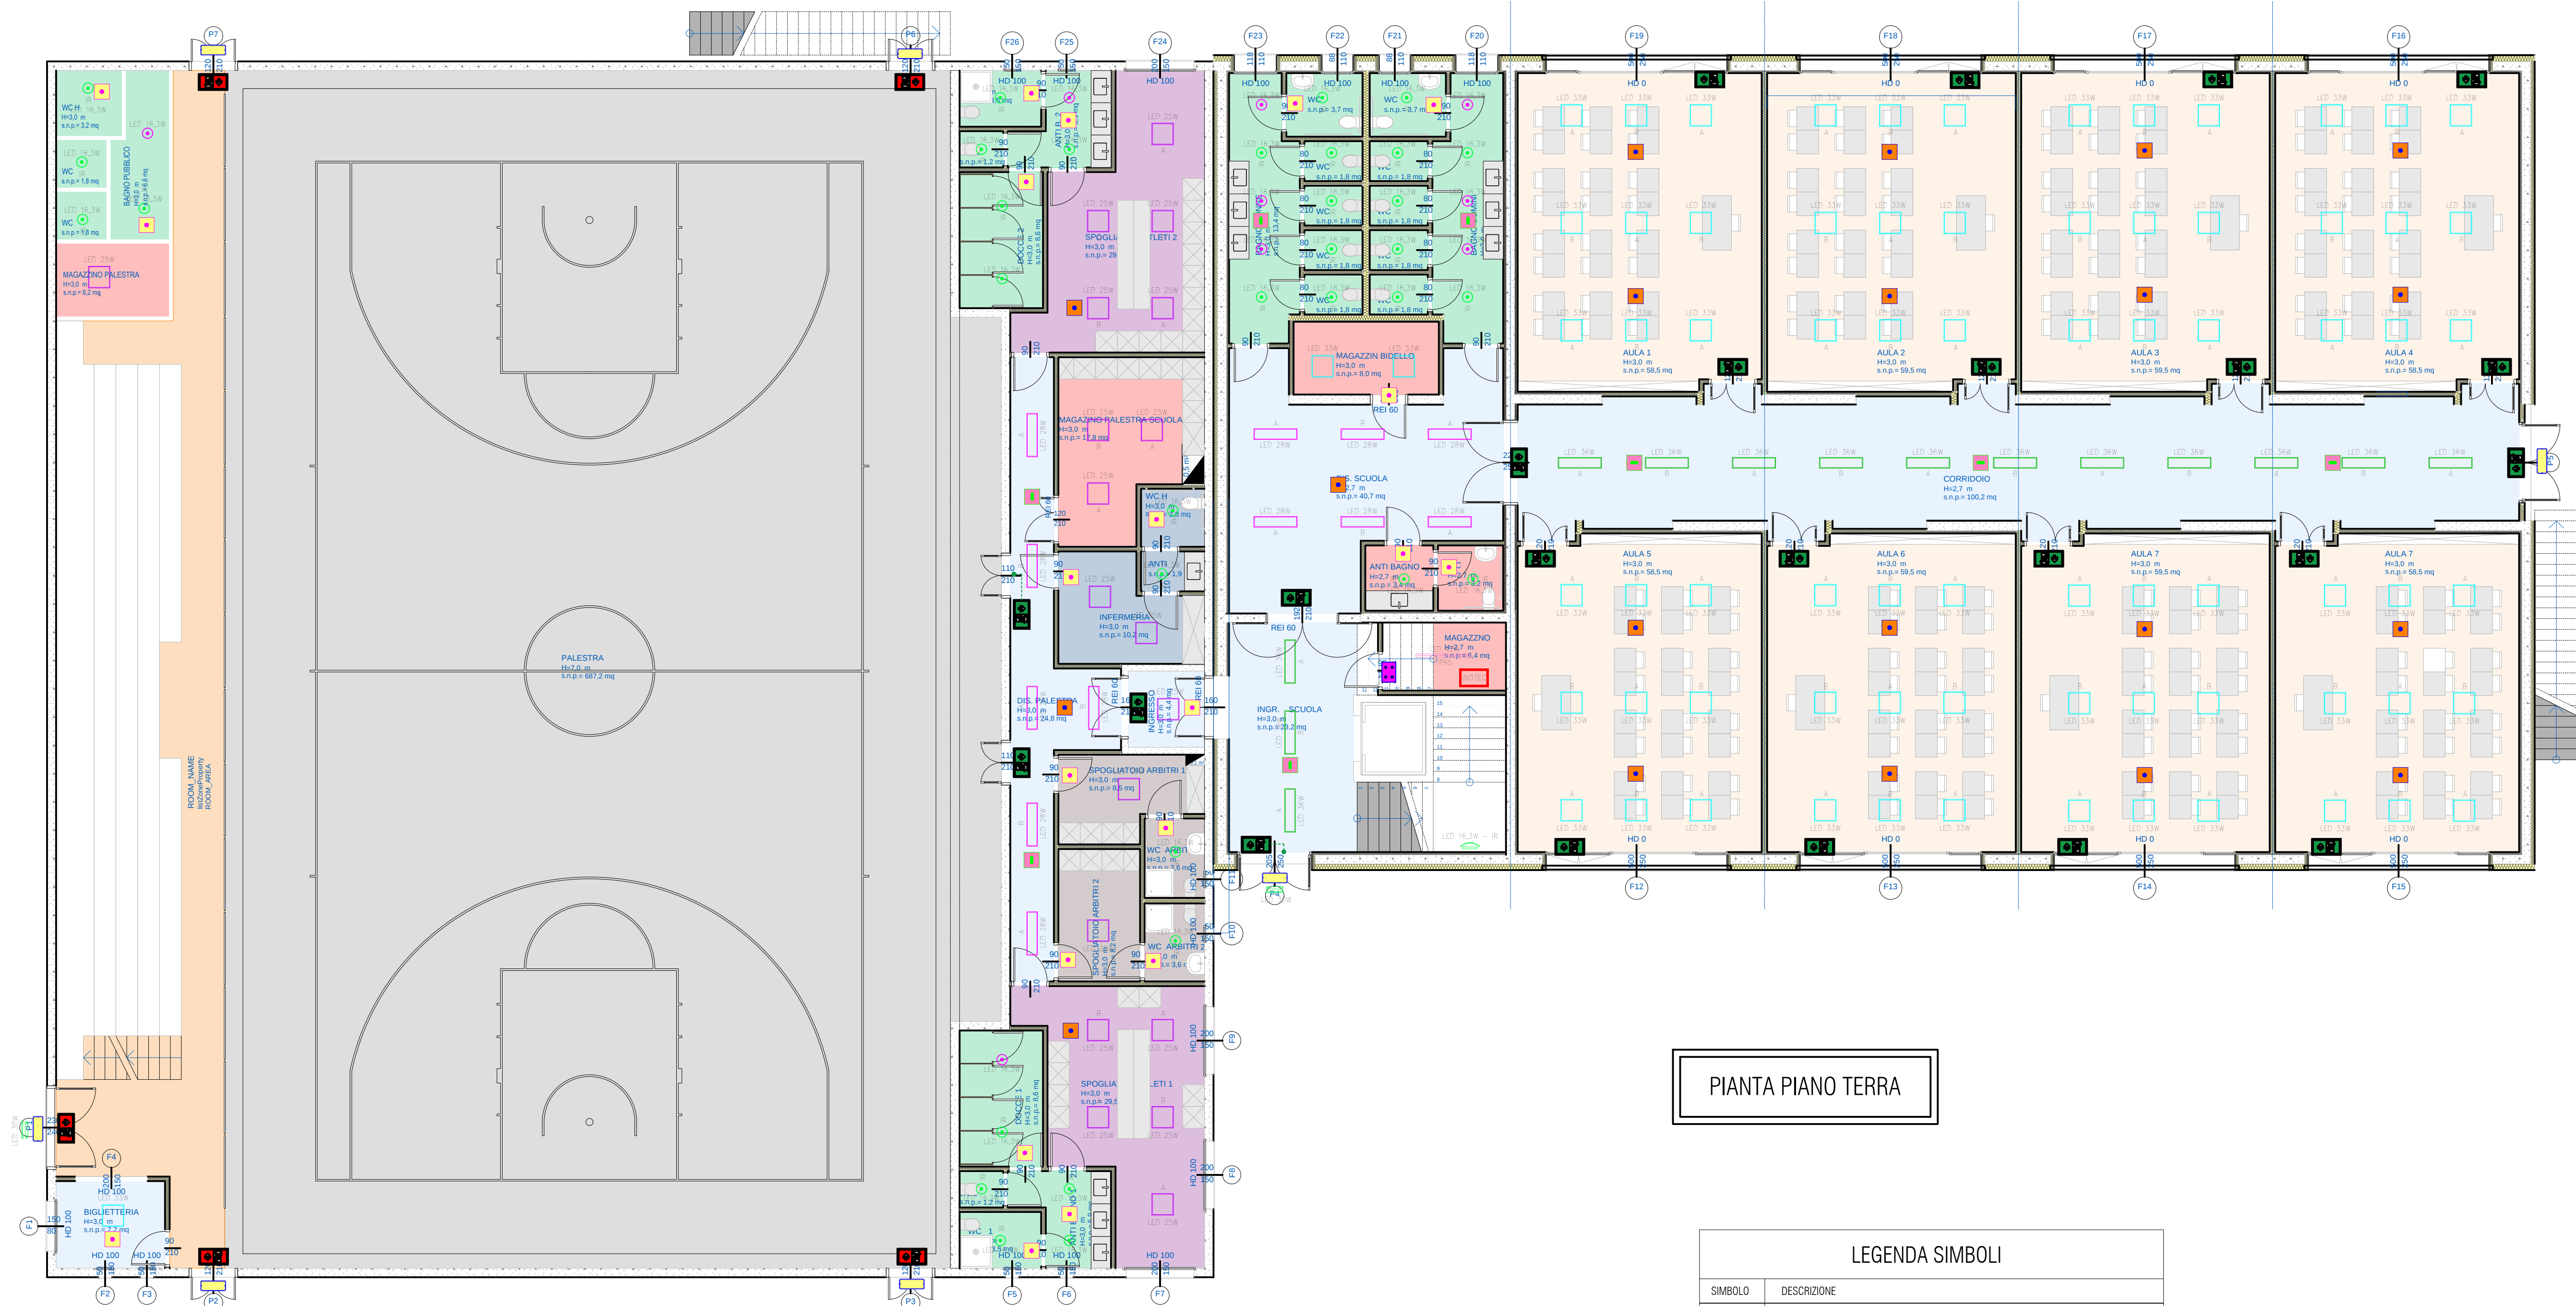

PIANTA PIANO TERRA

LEGENDA SIMBOLI

SIMBOLO	DESCRIZIONE
LED 16,3W	CORPO ILLUMINANTE A LED TIPO THORN SERIE KATONA ROUND LED 16,3W ART. 96629367
LED 16,3W IR	CORPO ILLUMINANTE A LED TIPO THORN SERIE KATONA ROUND LED 16,3W CON SENSORE ART. 96631745
LED 42W	CORPO ILL. STAGNO A LED IN POLICARBONATO, A SOFFITTO TIPO THORN SERIE ACQUAFORCE PRO LED 42W ART. 92901935
LED 33W	CORPO ILLUMINANTE A LED POSTO AD INCASSO TIPO THORN SERIE BETAZ LED 33W ART. 96631442
LED 25W	CORPO ILLUMINANTE A LED POSTO AD INCASSO TIPO THORN SERIE BETAZ LED 25W ART. 96631453
LED 28W	CORPO ILLUMINANTE A LED POSTO AD INCASSO TIPO THORN SERIE BETAZ LED 28W ART. 96631471
LED 36W	CORPO ILLUMINANTE A LED POSTO AD INCASSO TIPO THORN SERIE BETAZ LED 36W ART. 96631464
207W	PROTETTORE A LED COMPATTO POSTO SOTTO TRAVE TIPO THORN SERIE AREAFLOOD PRO 207W ART. 96644682 + ART. 22162194
	PROTETTORE A LED COMPATTO TIPO THORN ECO SERIE ALICE LED FL IP65 30W 840 ART. 96666074
	LAMPADA DI SICUREZZA TIPO INOTEC SERIE SN 9400-03 SLB QUADRATO A LED SIMMETRICA MONTAGGIO IN CONTROSOFFITTO, DA COMPLETARE CON ELETTRONICA 24V
	LAMPADA DI SICUREZZA TIPO INOTEC SERIE SN 9400-06 ALB QUADRATO A LED SIMMETRICA MONTAGGIO IN CONTROSOFFITTO, DA COMPLETARE CON ELETTRONICA 24V
	LAMPADA DI SICUREZZA TIPO INOTEC SERIE SN 9400-12 SLB QUADRATO A LED SIMMETRICA MONTAGGIO IN CONTROSOFFITTO, DA COMPLETARE CON ELETTRONICA 24V
	LAMPADA DI SICUREZZA TIPO INOTEC SERIE SN 8424-12 SLB QUADRATO A LED SIMMETRICA PER ELEVATE ALTEZZE MONTAGGIO A SOFFITTO, COMPLETA DI ELETTRONICA
	LAMPADA DI SICUREZZA TIPO INOTEC SERIE LAMPADA DI SICUREZZA SN 2100 A LED A LED 4x1W, FASCIO SIMMETRICO, PER MONTAGGIO A PARETE O SOFFITTO, COMPLETA DI ELETTRONICA 24V
	LAMPADA DI SICUREZZA TIPO INOTEC SERIE SN 2518.1 A LED 4x1W, PER MONTAGGIO A PARETE O SOFFITTO COMPLETA DI ELETTRONICA 24V
	LAMPADA DI SEGNALEZIONE TIPO INOTEC SERIE SNP 8030 D A LED, MONOFACCIALE PER MONTAGGIO APARETE COMPLETA DI ELETTRONICA 230V
	LAMPADA DI SEGNALEZIONE TIPO INOTEC SERIE SNP 1016 2 D A LED, MONOFACCIALE PER MONTAGGIO A SOFFITTO COMPLETA DI ELETTRONICA 230V
	LAMPADA DI SEGNALEZIONE TIPO INOTEC SERIE SNP 1016 2 D A LED, BIFACCIALE PER MONTAGGIO A SOFFITTO COMPLETA DI ELETTRONICA 230V
	CENTRALE ILLUMINAZIONE IN EMERGENZA TIPO INOTEC SERIE IT10002

provincia
Provincia di Treviso
comune
Comune di Ponzano Veneto

titolo progetto
**Servizio di redazione del progetto definitivo, AMPLIAMENTO E
DEMOLIZIONE DELLA SCUOLA SECONDARIA DI PRIMO
GRADO GALILEO GALILEI**
Borgo Ruga, 19
31050 Ponzano TV
1° LOTTO FUNZIONALE -AMPLIAMENTO

committente
Comune di Ponzano Veneto
Via. G.B. Cicogna
31050 Ponzano Veneto TV

progettisti
ing. Mauro Bellinzani
studio bfa+ architettura design ingegneria
via Mons. Paride Artico 25
31046 Oderzo TV
collaboratori
per. ind. Livio Brugnara
via Roma 206
31043 Fontanelle TV

fase progetto
DEFINITIVO

tipo elaborato
PROGETTO IMPIANTO ELETTRICO

titolo elaborato
**PIANO TERRA - DISPOSIZIONE CORPI
ILLUMINANTI**

scala
1:100

codice
18_382

tabella n.
DEL.00.06

rev.
A

bfa+
architettura design ingegneria
www.bfaplus.it
info@bfaplus.it

via mons. paride artico 25 - 31046 oderzo tv
t. +39 0422 207075 - f. +39 0422 45792