



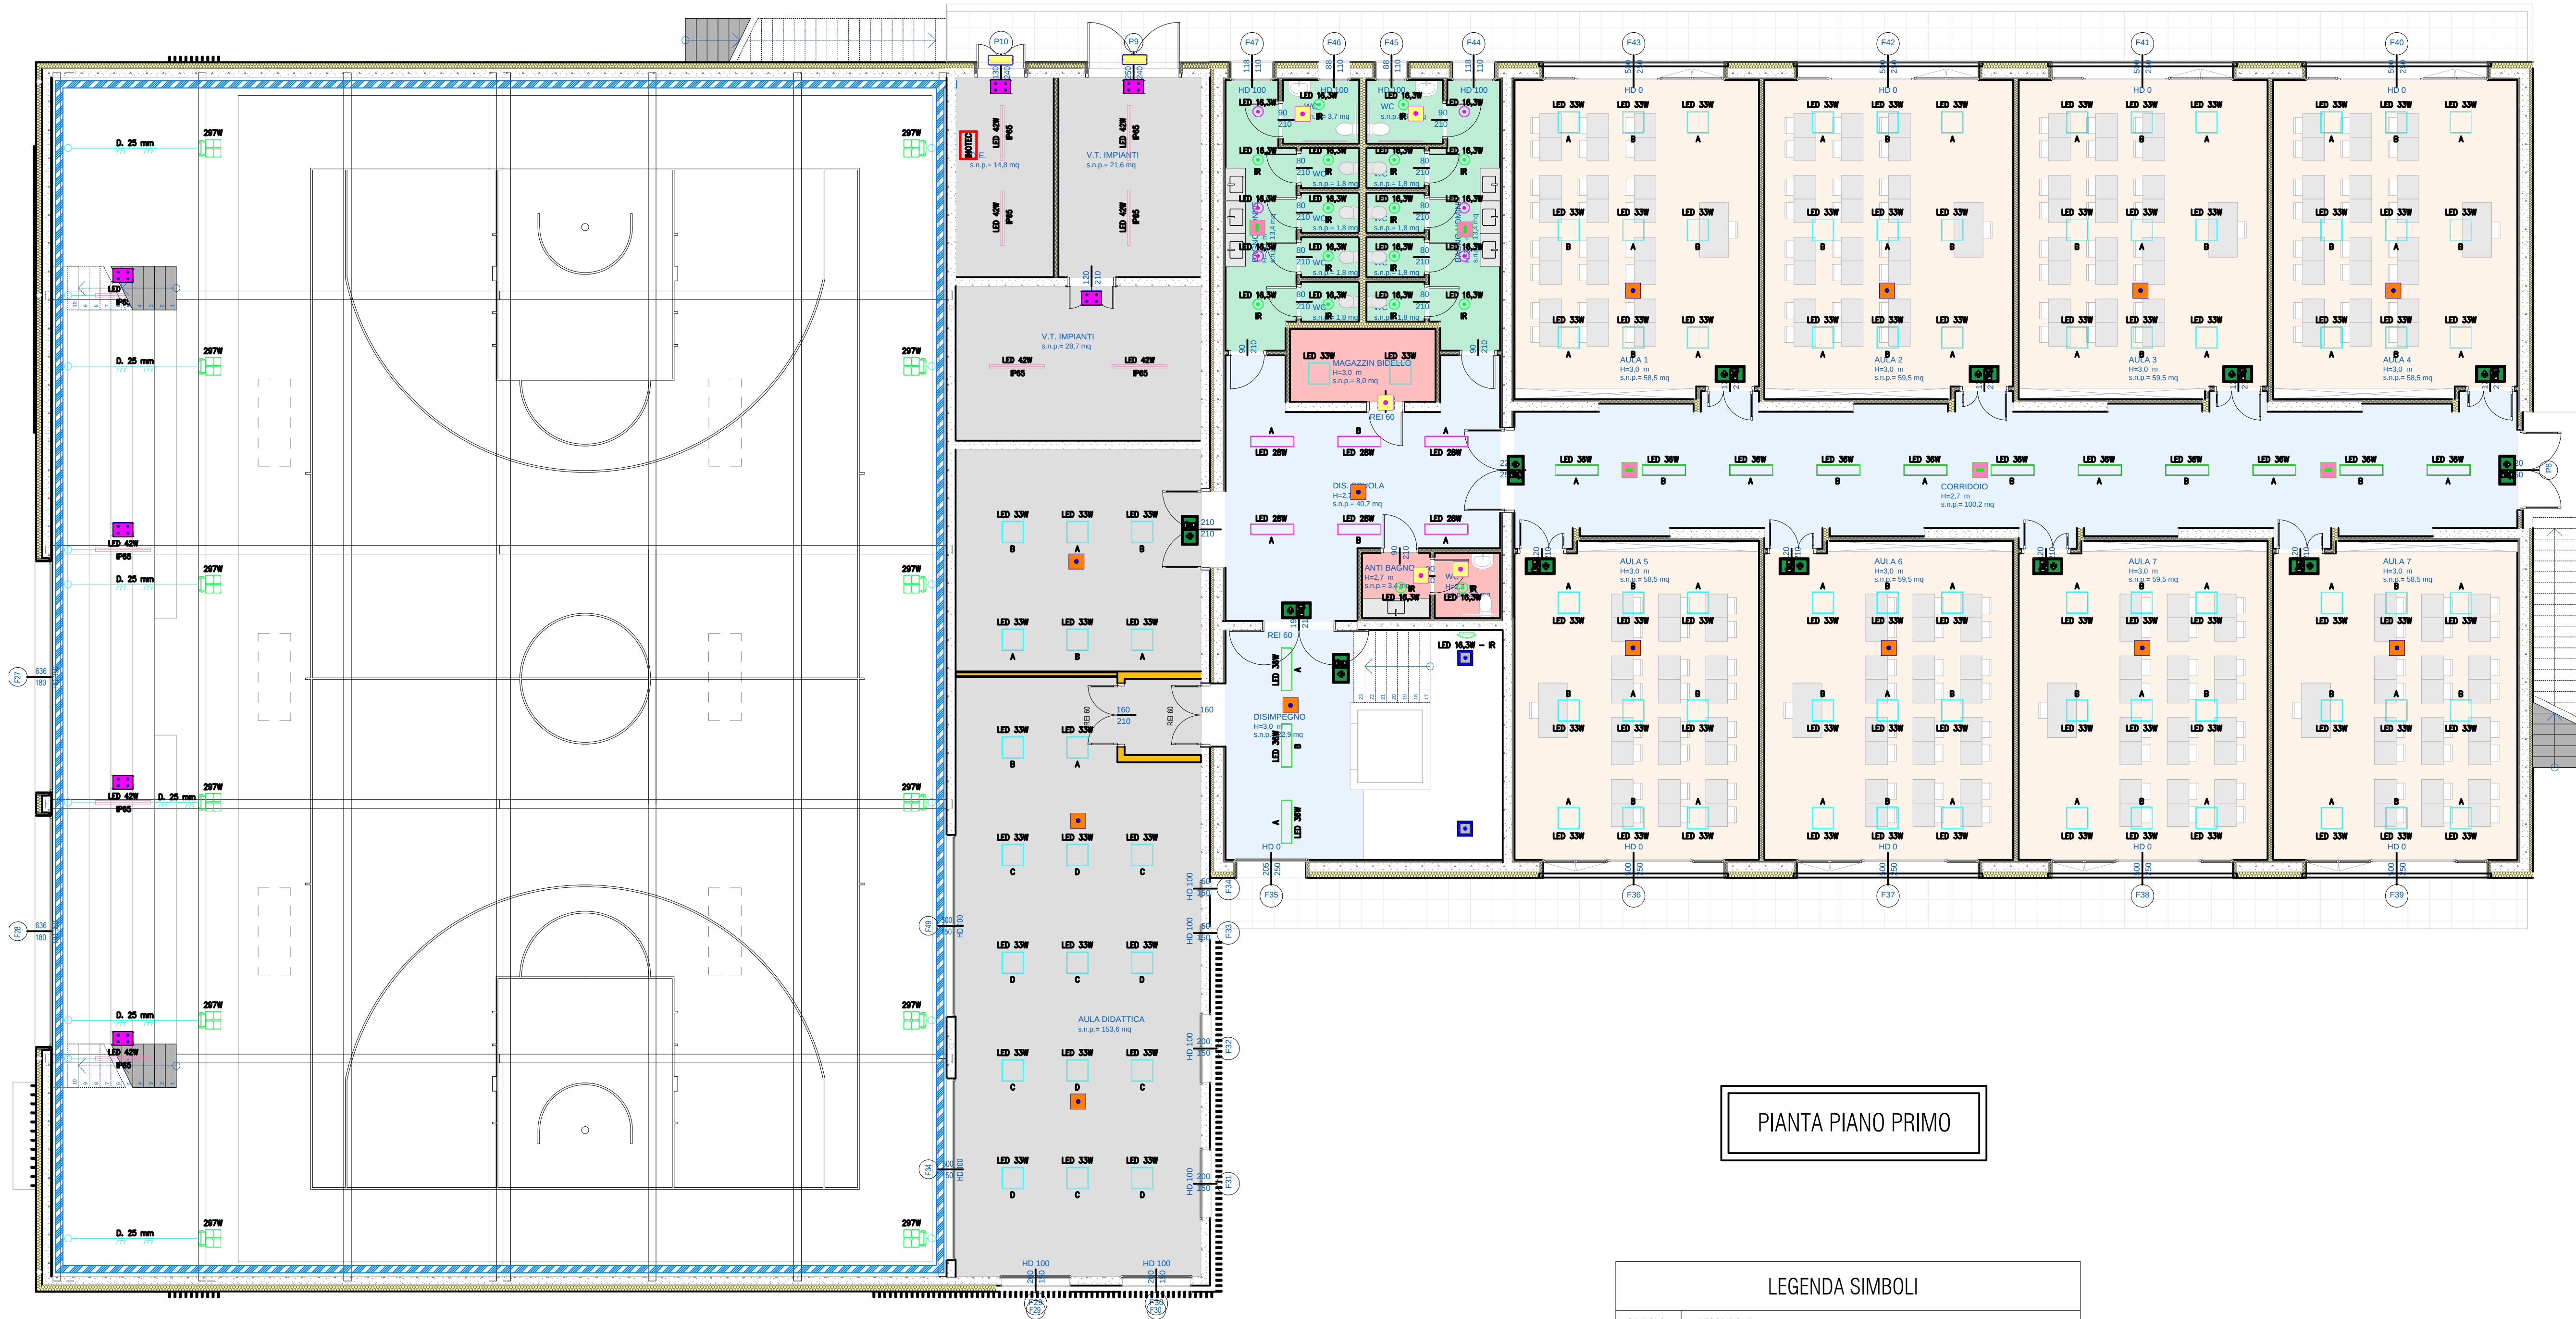

PIANTA PIANO PRIMO

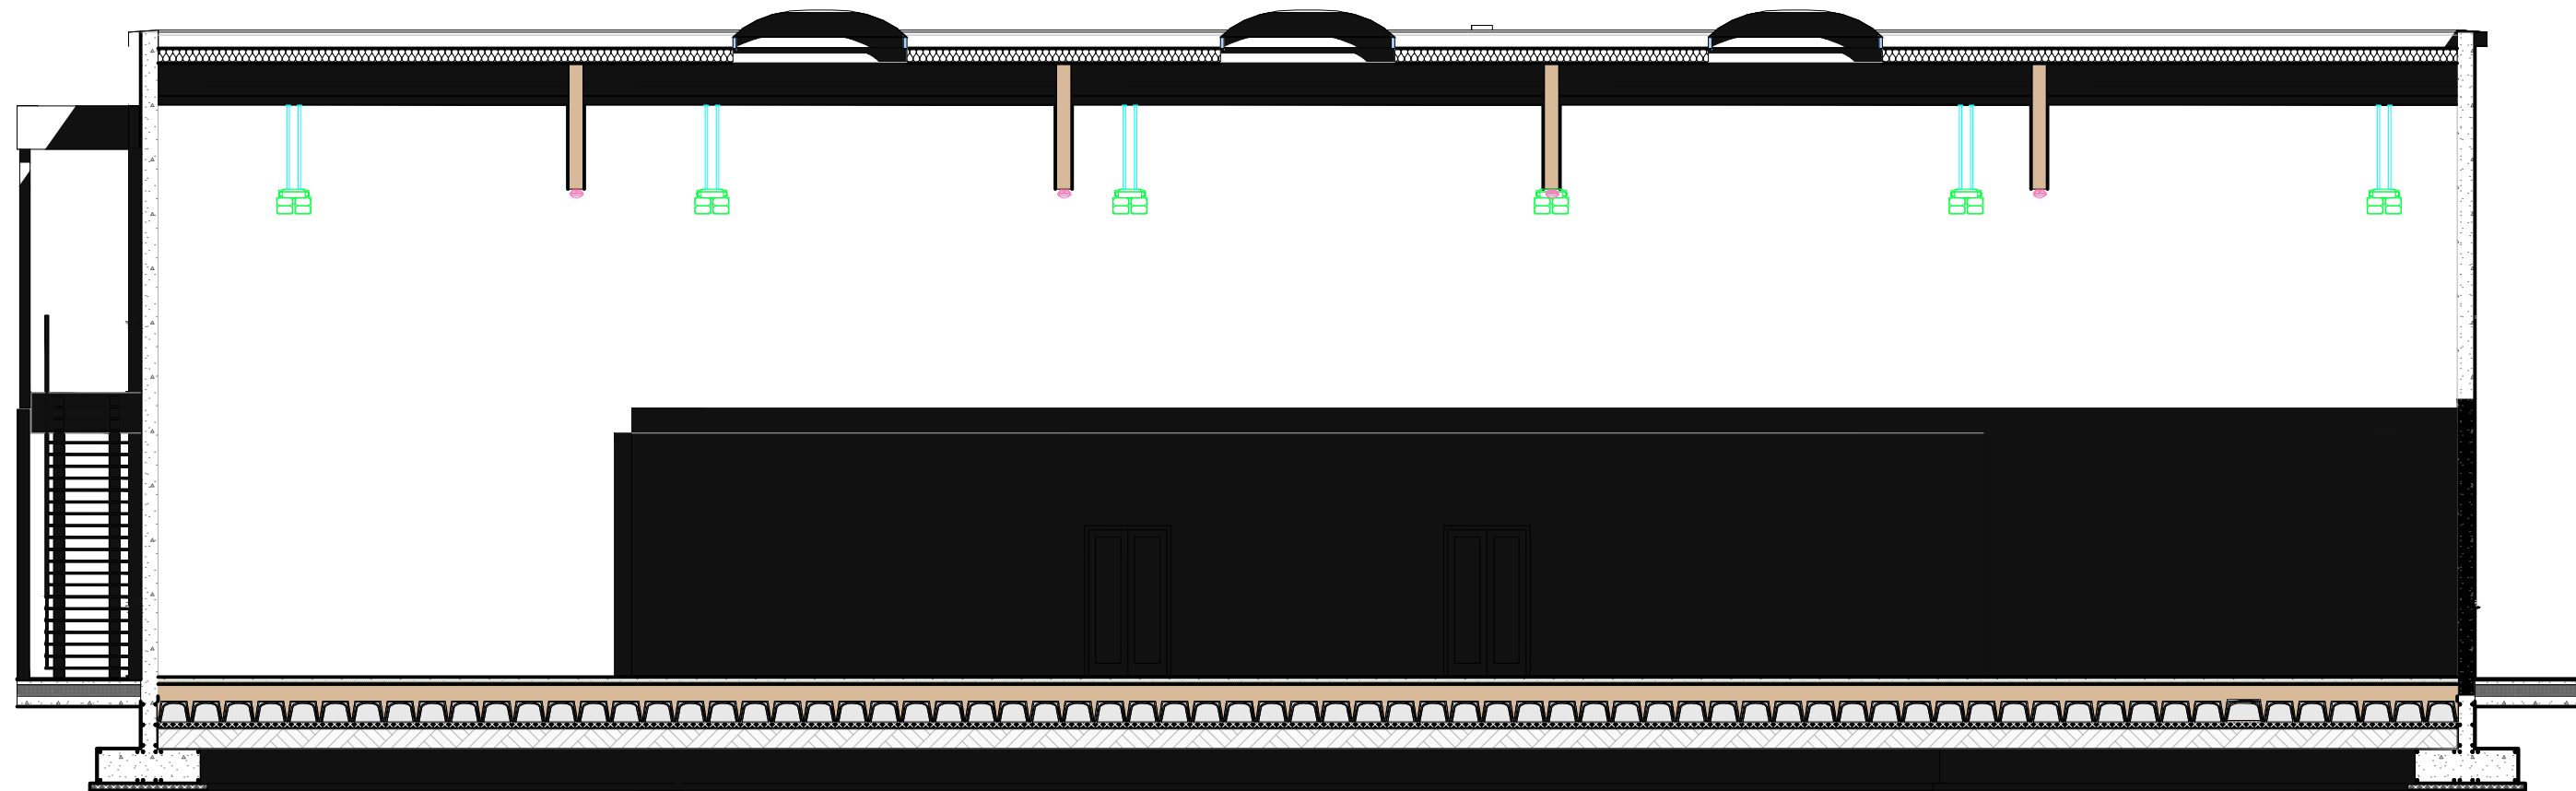

PARTICOLARE SEZIONE

| LEGENDA SIMBOLI |                                                                                                                                                                      |
|-----------------|----------------------------------------------------------------------------------------------------------------------------------------------------------------------|
| SIMBOLO         | DESCRIZIONE                                                                                                                                                          |
| LED 16,3W       | CORPO ILLUMINANTE A LED TIPO THORN SERIE KATONA ROUND LED 16,3W<br>ART. 9662967                                                                                      |
| LED 16,3W<br>R  | CORPO ILLUMINANTE A LED TIPO THORN SERIE KATONA ROUND LED 16,3W CON SENSORI<br>ART. 96631745                                                                         |
| LED 42W         | CORPO LL. STAGNO A LED IN POLICARBONATO, A SOFFITTO TIPO THORN SERIE ACQUAFORCE PRO LED 42W<br>ART. 92301935                                                         |
| LED 33W         | CORPO ILLUMINANTE A LED POSTO AD INCASSO TIPO THORN SERIE BETAZ LED 33W<br>ART. 96631442                                                                             |
| LED 29W         | CORPO ILLUMINANTE A LED POSTO AD INCASSO TIPO THORN SERIE BETAZ LED 29W<br>ART. 96631453                                                                             |
| LED 28W         | CORPO ILLUMINANTE A LED POSTO AD INCASSO TIPO THORN SERIE BETAZ LED 28W<br>ART. 96631471                                                                             |
| LED 36W         | CORPO ILLUMINANTE A LED POSTO AD INCASSO TIPO THORN SERIE BETAZ LED 36W<br>ART. 96631464                                                                             |
| 297W            | PROTETTORE A LED COMPATTO POSTO SOTTO TRAVE TIPO THORN SERIE AREAFL000 PRO 297W<br>ART. 96644682 + ART. 22162194                                                     |
| LED 30W         | PROTETTORE A LED COMPATTO TIPO THORN ECO SERIE ALICE LED FL IP65 30W 840<br>ART. 96666074                                                                            |
|                 | LAMPADA DI SICUREZZA TIPO INOTEC SERIE SN 9400-03 SLB QUADRATO A LED SIMMETRICA<br>MONTAGGIO IN CONTROSOFFITTO, DA COMPLETARE CON ELETTRONICA 24V                    |
|                 | LAMPADA DI SICUREZZA TIPO INOTEC SERIE SN 9400-06 ALB QUADRATO A LED SIMMETRICA<br>MONTAGGIO IN CONTROSOFFITTO, DA COMPLETARE CON ELETTRONICA 24V                    |
|                 | LAMPADA DI SICUREZZA TIPO INOTEC SERIE SN 9400-12 SLB QUADRATO A LED SIMMETRICA<br>MONTAGGIO IN CONTROSOFFITTO, DA COMPLETARE CON ELETTRONICA 24V                    |
|                 | LAMPADA DI SICUREZZA TIPO INOTEC SERIE SN 8424-12 SLB QUADRATO A LED SIMMETRICA PER<br>ELEVATE ALTEZZE MONTAGGIO A SOFFITTO COMPLETA DI ELETTRONICA                  |
|                 | LAMPADA DI SICUREZZA TIPO INOTEC SERIE LAMPADA DI SICUREZZA SN 2100 A LED 4x1W,<br>FASCIO SIMMETRICO, PER MONTAGGIO A PARETE O SOFFITTO, COMPLETA DI ELETTRONICA 24V |
|                 | LAMPADA DI SICUREZZA TIPO INOTEC SERIE SN 2518-1 A LED 4x1W, PER MONTAGGIO A PARETE O<br>SOFFITTO COMPLETA DI ELETTRONICA 24V                                        |
|                 | LAMPADA DI SEGNALEZIONE TIPO INOTEC SERIE SNP 8030 D A LED, MONOFACCIALE PER MONTAGGIO<br>A PARETE COMPLETA DI ELETTRONICA 230V                                      |
|                 | LAMPADA DI SEGNALEZIONE TIPO INOTEC SERIE SNP 1016 D A LED, MONOFACCIALE PER MONTAGGIO<br>A SOFFITTO COMPLETA DI ELETTRONICA 230V                                    |
|                 | LAMPADA DI SEGNALEZIONE TIPO INOTEC SERIE SNP 1016 D A LED, BIFACCIALE PER MONTAGGIO A<br>SOFFITTO COMPLETA DI ELETTRONICA 230V                                      |
| INOTEC          | CENTRALE ILLUMINAZIONE IN EMERGENZA TIPO INOTEC SERIE IT710002                                                                                                       |

provincia  
Provincia di Treviso  
comune  
Comune di Ponzano Veneto

titolo progetto  
Servizio di redazione del progetto definitivo, AMPLIAMENTO E  
DEMOLIZIONE DELLA SCUOLA SECONDARIA DI PRIMO  
GRADO GALILEO GALILEI  
Borgo Ruga, 19  
31050 Ponzano TV  
1° LOTTO FUNZIONALE -AMPLIAMENTO

commitente

Comune di Ponzano Veneto  
Via. G.B. Cicogna  
31050 Ponzano Veneto TV

progettisti  
ing. Mauro Bellinzani  
studio bfa+ architettura design ingegneria  
via Mons. Paride Artico 25  
31046 Oderzo TV  
collaboratori  
per. ind. Livio Brugnara  
via Roma 206  
31043 Fontanelle TV

fase progetto  
DEFINITIVO

tipo elaborato  
PROGETTO IMPIANTO ELETTRICO

titolo elaborato  
PIANO PRIMO - DISPOSIZIONE CORPI  
ILLUMINANTI

scala  
1:100

codice  
18\_382

tabella n.  
DEL.00.07

REV.  
A

bfa+  
architettura design ingegneria  
www.bfaplus.it  
info@bfaplus.it

via mons. paride artico 25 - 31046 oderzo tv  
t. +39 0422 201075 - f. +39 0422 745792

A 201905 EMISSIONE COMMIT. MB MB MB MB  
REV. DATA MODIFICA APPROV. REDATTA VERIFICATA VALIDATA