


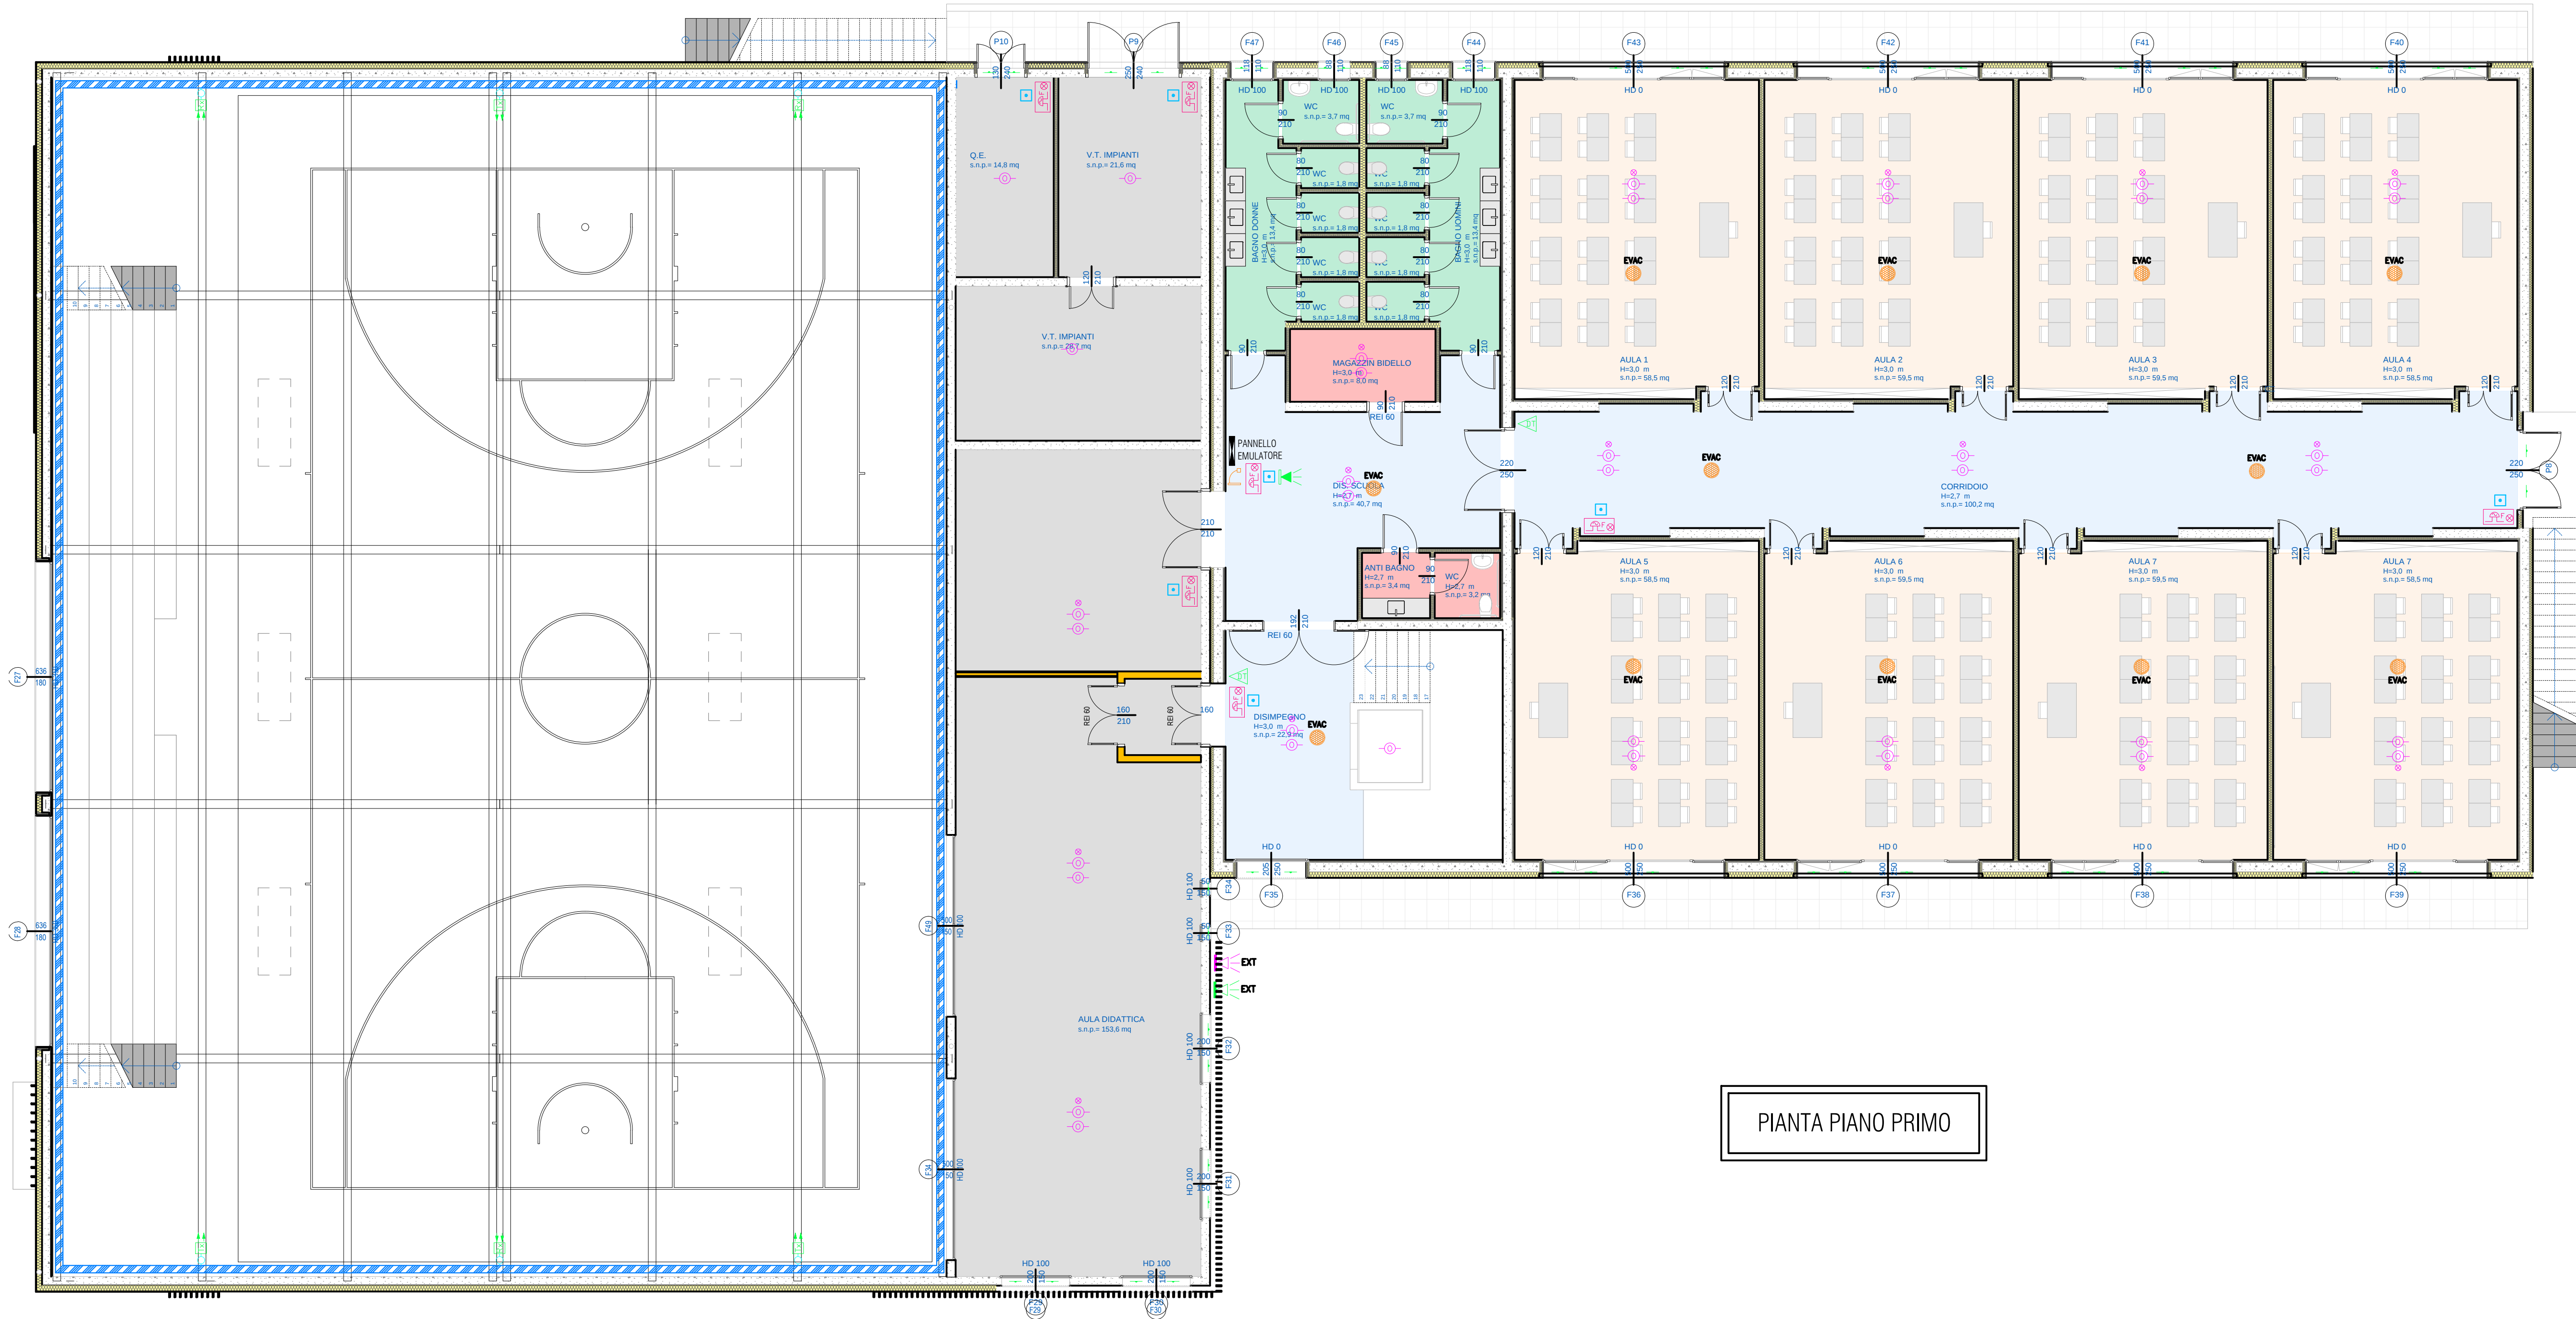

PIANTA PIANO PRIMO

LEGENDA SIMBOLI	
SIMBOLO	DESCRIZIONE
	CENTRALE RIVELAZIONE FUMI
	RIVELATORE OTTICO DI FUMO POSTO IN AMBIENTE
	RIVELATORE OTTICO DI FUMO POSTO IN SOPRA IL CONTROSOFFITTO
	SIRENA DA ESTERNO ALLARME RIVELAZIONE INCENDI
	AVVISATORE MANUALE DI ALLARME INCENDIO
	SIRENA ACUSTICA CON LAMPEGGIANTE PER SEGNALAZIONE ALLARME INCENDIO
	BARRIERA RIVELAZIONE FUMI TX/RX
	PREDISPOSIZIONE CENTRALE RIVELAZIONE ANTINTRUSIONE COMPLETA DI COMBINATORE TELEFONICO
	PREDISPOSIZIONE INSERITORE A CHIAVE ELETTRONICA
	PREDISPOSIZIONE CONTATTO MAGNETICO
	PREDISPOSIZIONE SIRENA DA ESTERNO ALLARME ANTINTRUSIONE
	PREDISPOSIZIONE SIRENA DA INTERNO ALLARME ANTINTRUSIONE
	PREDISPOSIZIONE TASTIERA ALFANUMERICA
	PREDISPOSIZIONE RIVELATORE DOPPIA TECNOLOGIA
	PREDISPOSIZIONE DIFFUSORE SONORO IMPIANTO EVACUAZIONE
	PREDISPOSIZIONE MICROFONO PER COMUNICAZIONI
	PREDISPOSIZIONE CENTRALE HI-FI MUSICA E SISTEMA EVAC

provincia
Provincia di Treviso
comune
Comune di Ponzano Veneto

titolo progetto
Servizio di redazione del progetto definitivo, AMPLIAMENTO E
DEMOLIZIONE DELLA SCUOLA SECONDARIA DI PRIMO
GRADO GALILEO GALILEI
Borgo Ruga, 19
31050 Ponzano TV
1° LOTTO FUNZIONALE -AMPLIAMENTO

committente

Comune di Ponzano Veneto
Via. G.B. Cicogna
31050 Ponzano Veneto TV

progettati
ing. Mauro Bellinzani
studio b1A+ architettura design ingegneria
via Mons. Paride Artico 25
31046 Oderzo TV
collaboratori
per. ind. Livio Brugnara
via Roma 206
31043 Fontanelle TV



fase progetto
DEFINITIVO

tipo elaborato
PROGETTO IMPIANTO ELETTRICO

titolo elaborato
PIANO PRIMO - DISPOSIZIONE IMPIANTI
SPECIALI

scala

1:100

codice

18_382

tabella n.

DEL.00.09

rev.

A

bfA+
architettura design ingegneria

www.bfaplus.it
info@bfaplus.it

via mons. paride artico 25 - 31046 oderzo tv
t. +39 0422 207075 - f. +39 1782745792