


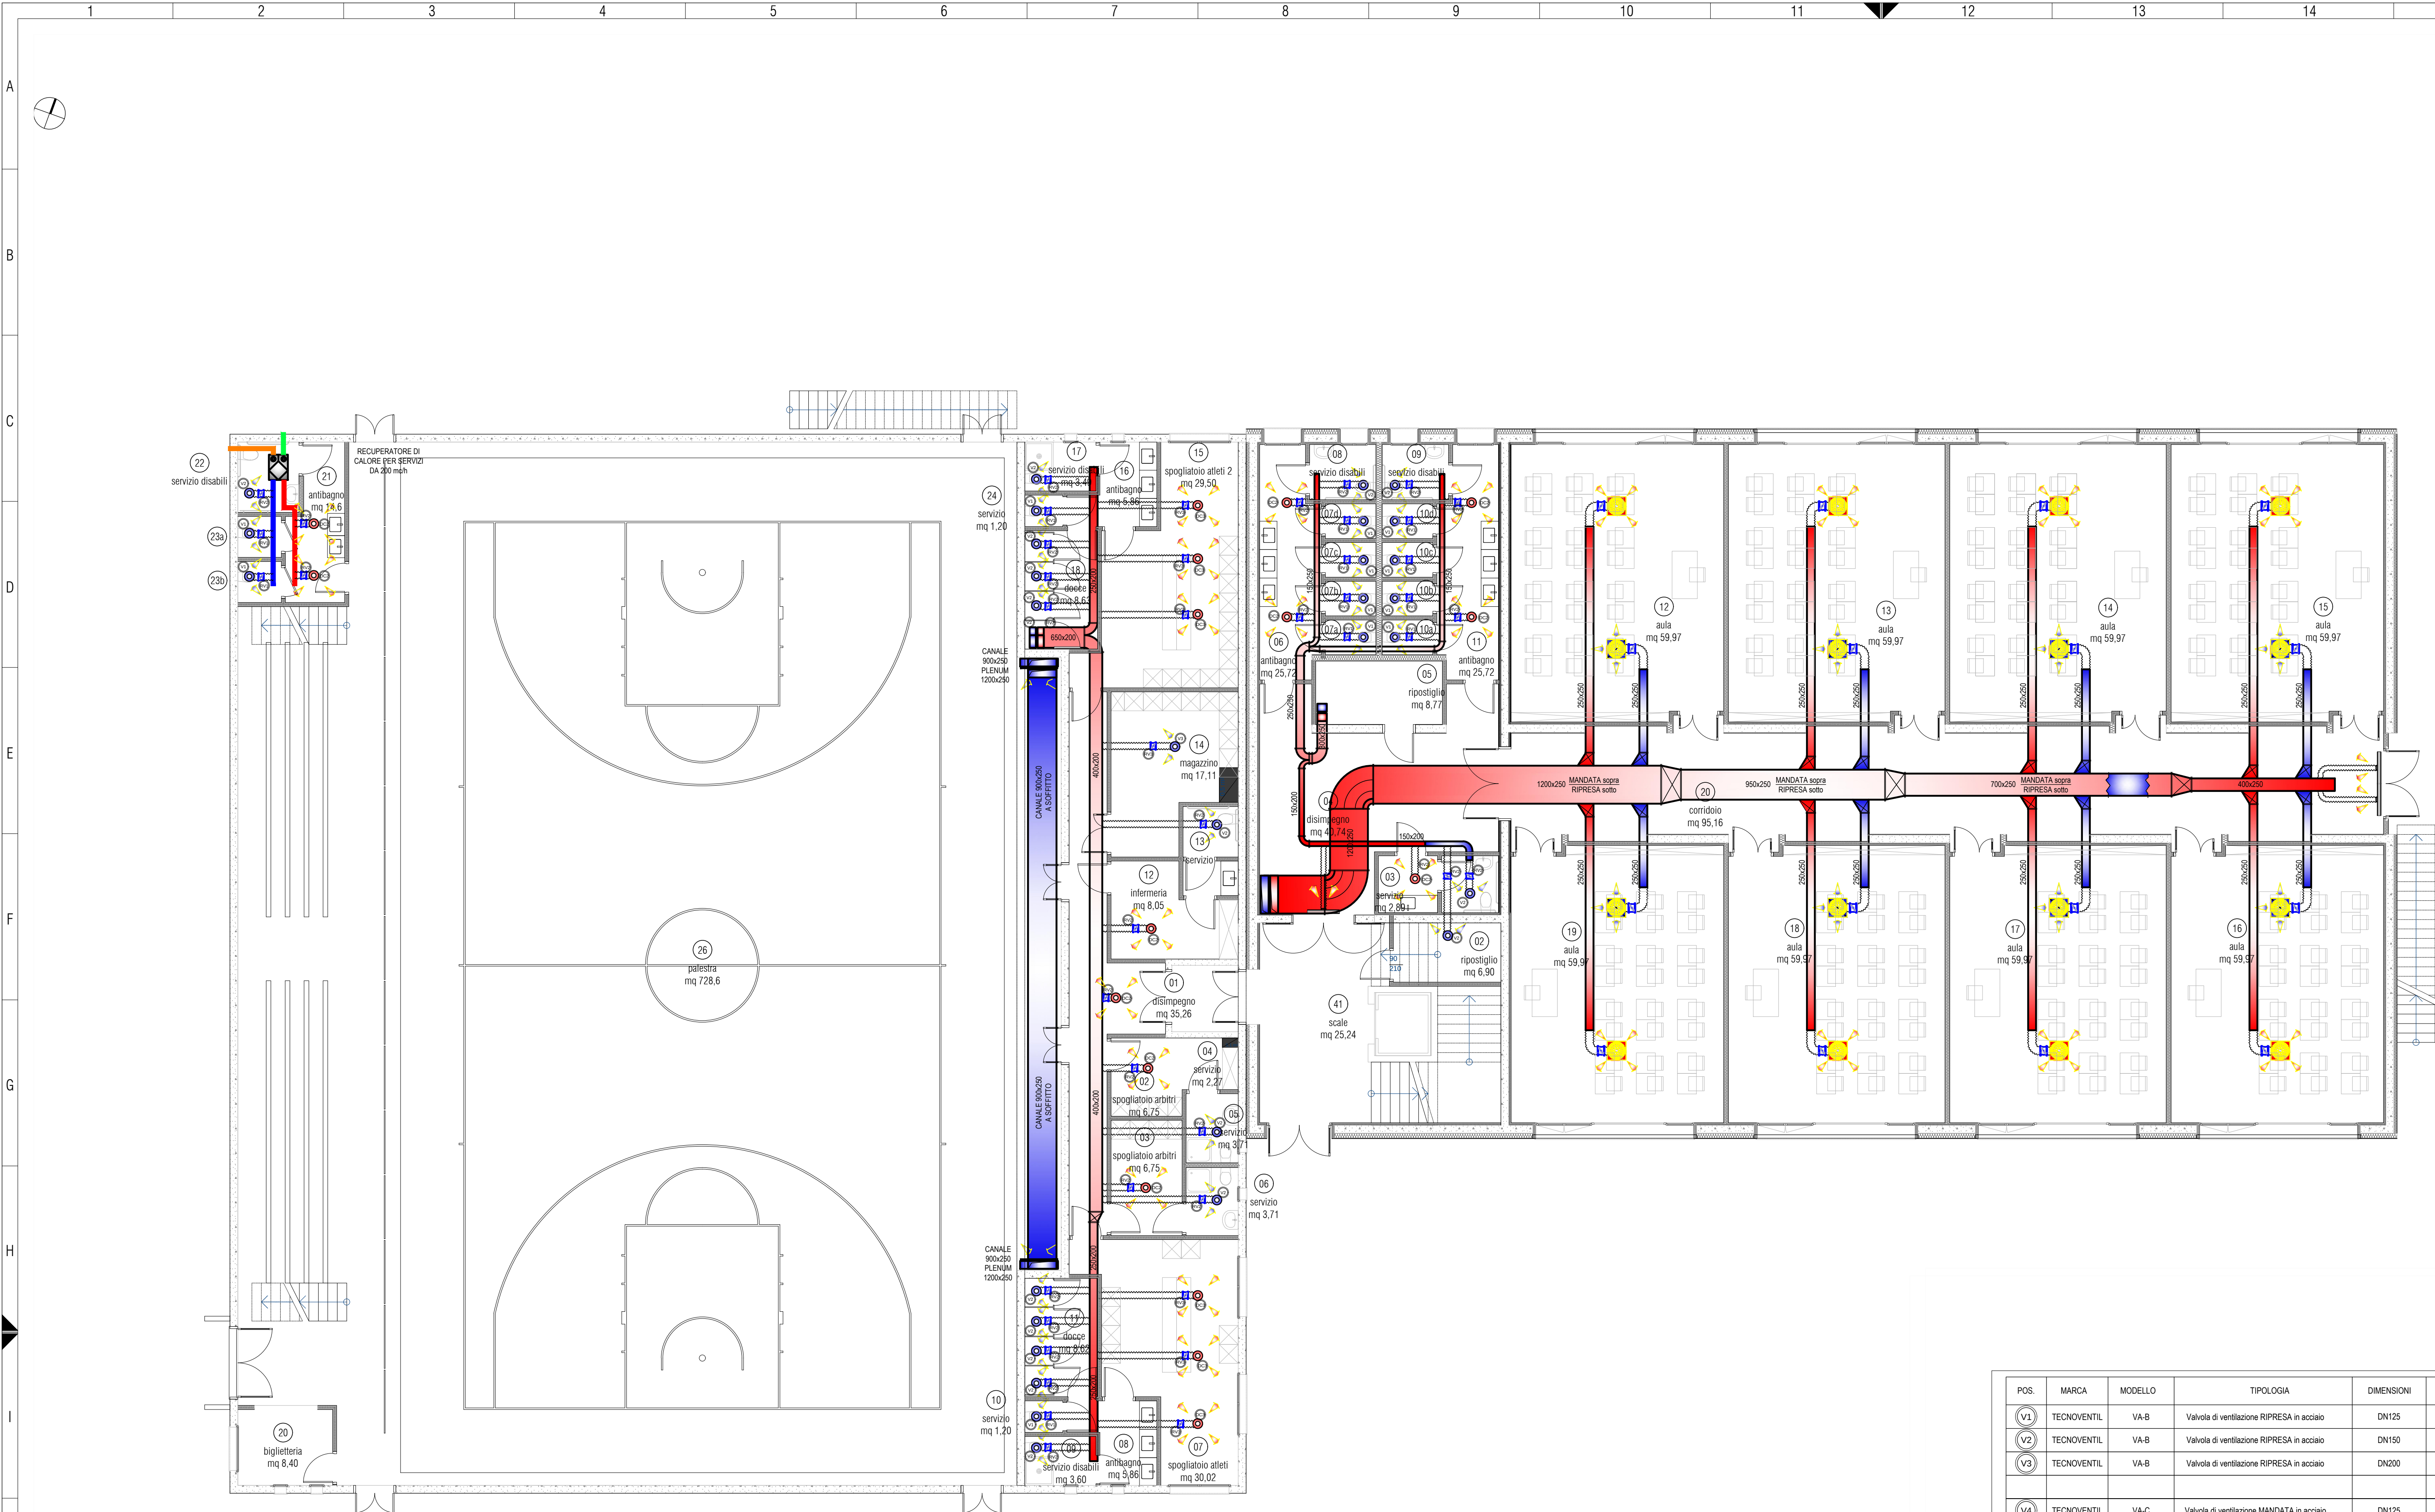

LEGENDA	
	PANNELLO DI COMANDO RECUPERATORI CON SONDA TEMPERATURA POSIZIONATA SU CANALE RIPRESA
	CANALIZZAZIONI DI MANDATA ISOLATE
	CANALIZZAZIONI DI RIPRESA NON ISOLATE
	CONTROSOFFITTO REI PER COMPARTIMENTAZIONE CANALIZZAZIONI
	PORTE SERVIZIO WC RIALZATE DI 3-5 cm PER PERMETTERE IL TRANSITO ARIA IMPIANTO ASPIRAZIONE

NOTE	
1	LE CANALIZZAZIONI DI MANDATA E RIPRESA SONO IN ACCIAIO ZINCATO A CALDO
2	LE CANALIZZAZIONI DI MANDATA INTERNE ALL'EDIFICIO SARANNO RIVESTITE ESTERNAMENTE CON GUAINA IN ELASTOMERO ESPANSO A CELLULE CHIUSE O POLIETILENE ESPANSO DI SPESSORE CONFORME ALLA LEGGE 10/91 ED IN OGNI CASO NON INFERIORE A mm 13. LA CLASSE DI REAZIONE AL FUOCO DEL RIVESTIMENTO ISOLANTE NON DOVRA' ESSERE SUPERIORE A 1 (uno)
3	LE CANALIZZAZIONI DI MANDATA, RIPRESA, PRESA ARIA ESTERNA ED ESPULSIONE ESTERNE ALL'EDIFICIO (in copertura), SARANNO IN PANNELLO SANDWICH DI POLIURETANO (POLISOCIANATO) tipo PAL. DOVRANNO ESSERE CONFORMI AL D.M. 31/03/2013 E ADATTE PER INSTALLAZIONI IN ATTIVITA' SOGGETTE AL CONTROLLO DEI VVF PROTETTE ESTERNAMENTE CON LAMIERINO DI ALLUMINIO 6/10
4	TUTTE LE TUBAZIONI FLESSIBILI DI MANDATA E RIPRESA DI RACCORDO TRA CANALIZZAZIONI IN ACCIAIO E DIFFUSORI o BOCCHETTE SONO DEL TIPO ISOLATO IN CLASSE 1 (uno) DI REAZIONE AL FUOCO E INSONORIZZATE CON TUBAZIONE INTERNA TIPO ETAL RIVESTIMENTO TERMOISOLANTE ESTERNO IN FIBRA DI POLIESTERE DELLO SPESSORE DI 25 mm CON PROTEZIONE ESTERNA IN ALLUMINIO RINFORZATO
5	TUTTE LE VALVOLE DI VENTILAZIONE DI MANDATA E RIPRESA SONO IN ACCIAIO VERNICIATO DI COLORE BIANCO RAL 9010 CON DISCO CENTRALE REGOLABILE
6	PREVEDERE PER TUTTE LE PORTE DEI SERVIZI WC UNA FESSURA SOTTOPORTA DI ALMENO 3-5 cm PER PERMETTERE IL PASSAGGIO DELL'ARIA IMPIANTO DI ESTRAZIONE
7	PREVEDERE PROTEZIONE AL FUOCO CON CARTONGESSO REI 60 TUTTE LE CANALIZZAZIONI A SOFFITTO CHE ATTRAVERSANO COMPARTIMENTAZIONI ANTINCENDIO
8	PREVEDERE SOLO PREDISPOSIZIONE DEI DIFFUSORI E REGOLATORI DI PORTATA DEI LOCALI AULE E CORRIDOI L'INSTALLAZIONE SARA' PREVISTA IN SECONDA FASE CON INSTALLAZIONE DEL RELATIVO RECUPERATORE DI CALORE IN COPERTURA

provincia
Provincia di Treviso
comune
Comune di Ponzano Veneto

tipo progetto
Servizio di redazione del progetto definitivo, AMPLIAMENTO E DEMOLIZIONE DELLA SCUOLA SECONDARIA DI PRIMO GRADO GALILEO GALILEI
Borgo Ruga, 19
31050 Ponzano TV
1° LOTTO FUNZIONALE -AMPLIAMENTO

Comune di Ponzano Veneto
Via. G.B. Cicogna
31050 Ponzano Veneto TV

progettati
ing. Mauro Bellinzani

collaboratori

consulenti

fase progetto
DEFINITIVO

tipologia progetto
PROGETTO IMPIANTO ARIA PRIMARIA

tipo elaborato
PIANTA PIANO TERRA

scala
1:100

codice
18_382

tariffa n.
DIM.00.03

rev.
A

bfA+
architettura design ingegneria
www.bfplus.it
info@bfplus.it
via more, parte arica 25 - 31046 odozco tv
t. +39 0422 201075 - f. +39 0422 450592