


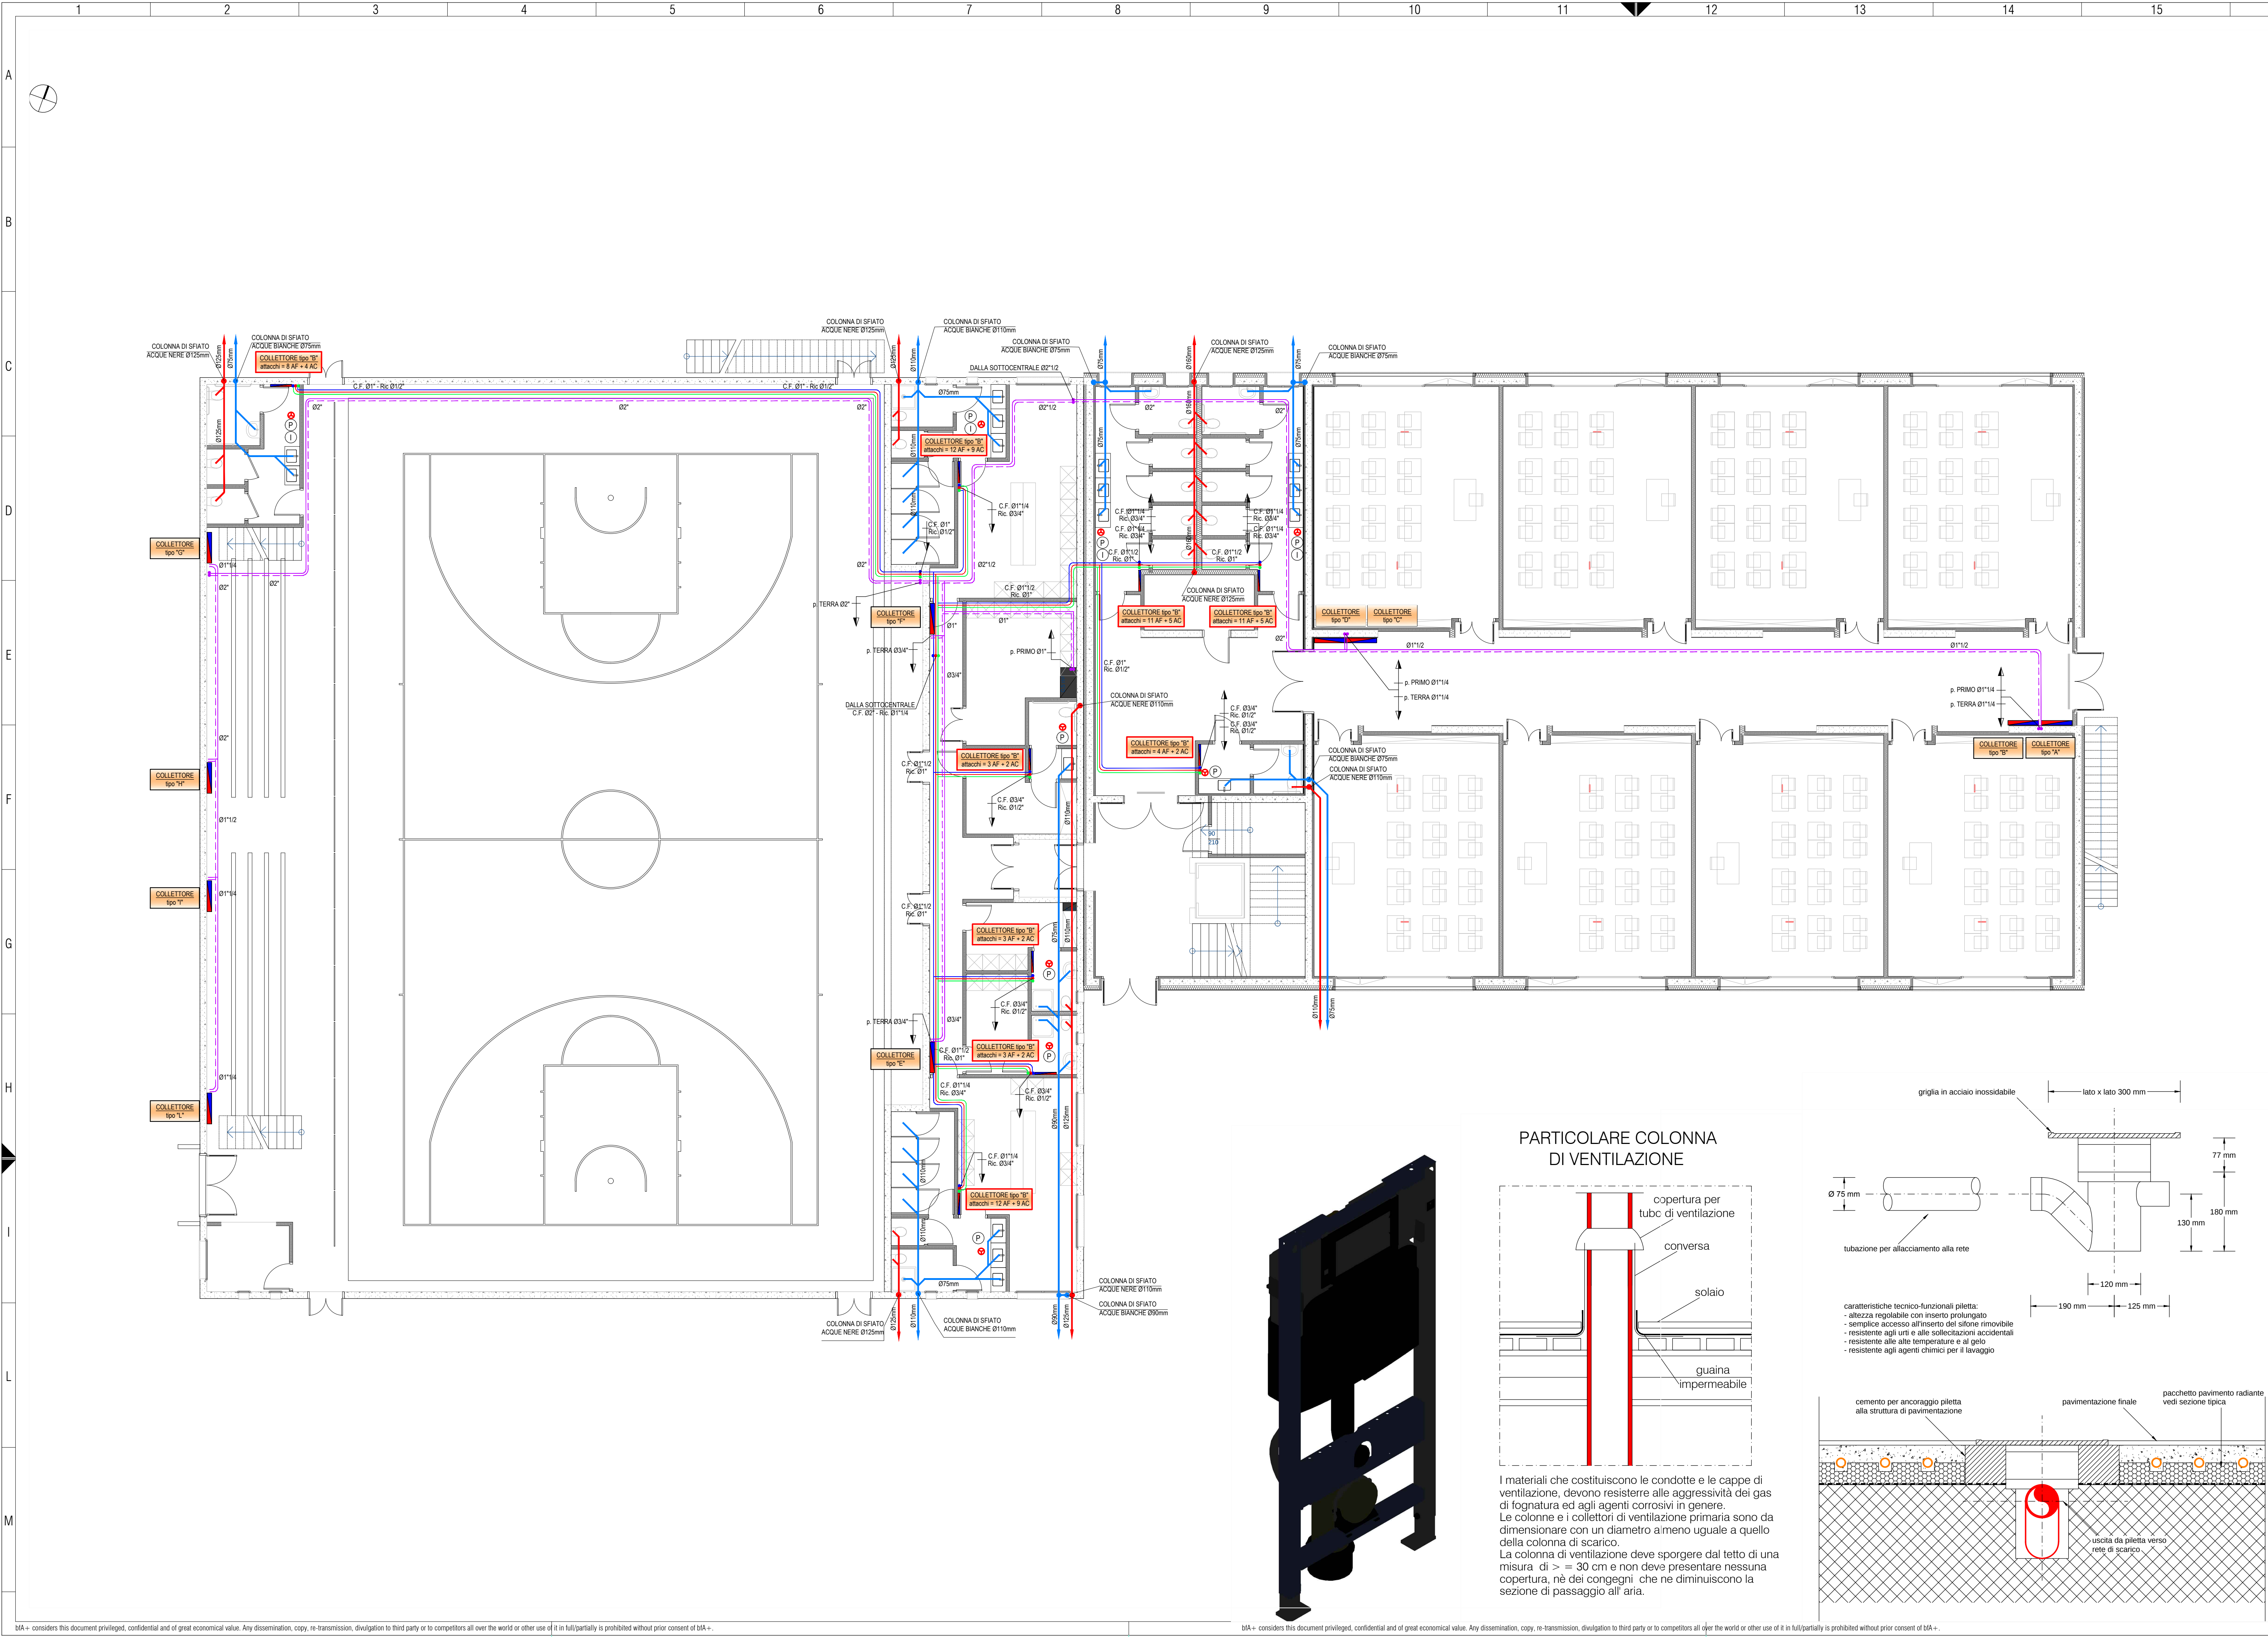

LEGENDA

	TUBAZIONE ACQUA FREDDA IN ACCIAIO ZINCATO
	TUBAZIONE ACQUA CALDA IN ACCIAIO ZINCATO
	TUBAZIONE DI RICIRCOLO IN ACCIAIO ZINCATO
	IDRANTINO DI LAVAGGIO CON PORTAGOMMA
	PILETTA DI SCARICO A PAVIMENTO
	COLONNA E TUBAZIONE DI SCARICO ACQUE NERE
	COLONNA E TUBAZIONE DI SCARICO ACQUE BIANCHE
	TUBAZIONI CIRCUITO IMPIANTO RADIANTE A PAVIMENTO
	TUBAZIONI CIRCUITO IMPIANTO pannelli radianti SOLO PREDISPOSIZIONE PER FUTURO AMPLIAMENTO SCUOLA
	TUBAZIONI CIRCUITO IMPIANTO aria primaria SOLO PREDISPOSIZIONE PER FUTURO AMPLIAMENTO SCUOLA

NOTE

1	RIVESTIMENTO ISOLANTE ED ANTICONDENSA DI TUTTE LE TUBAZIONI ACQUA CALDA, FREDDA E RICIRCOLO CON GUAINA IN ELASTOMERO ESPANSO A CELLULE CHIUSE TIPO ARMAFLEX o similare (IN CLASSE 1 DI REAZIONE AL FUOCO) DI SPESSORE CONFORME ALLA LEGGE 10/91
2	PREVEDERE RIVESTIMENTO AFONICO DELLE COLONNE DI SCARICO E SFILATO
3	PREVEDERE RUBINETTI DI INTERCETTAZIONE ACQUA CALDA FREDDA E RICIRCOLO PER OGNI BLOCCO SERVIZI
4	PREVEDERE RUBINETTI SOTTOLAVABO DI INTERCETTAZIONE PER OGNI LAVANDINO E BIDET
5	PREVEDERE SANITARI marca VILLEROY&BOCH serie OMNIA
6	PREVEDERE SANITARI PER DISABILI marca VILLEROY&BOCH serie OMNIA VITE
7	TUTTE LE TUBAZIONI DI COLLEGAMENTO DAL COLLETTORE AI SANITARI SONO DI DIAMETRO 15/20 mm ISOLATE

provincia
Provincia di Treviso
comune
Comune di Ponzano Veneto

tipo progetto
Servizio di redazione del progetto definitivo, AMPLIAMENTO E DEMOLIZIONE DELLA SCUOLA SECONDARIA DI PRIMO GRADO GALILEO GALILEI
Borgo Ruga, 19
31050 Ponzano TV
1° LOTTO FUNZIONALE -AMPLIAMENTO

committente
Comune di Ponzano Veneto
Via. G.B. Cicogna
31050 Ponzano Veneto TV

progettati
ing. Mauro Bellinzani

collaboratori

consiglieri

fase progetto
DEFINITIVO

tipo elaborato
PROGETTO SCARICHI E DISTRIBUZIONE FLUIDI

tipo elaborato
PIANTA PIANO TERRA

scala
1:100

codice
18_382

tariffa n.
DIM.00.06

rev.
A

bfA+
architettura design ingegneria

www.bfplus.it
info@bfplus.it

via mons. perle arte 25 - 31046 odoardo tv
t. +39 0422 201075 - f. +39 0422 450792

A1