


PIANTA PIANO TERRA

1:100

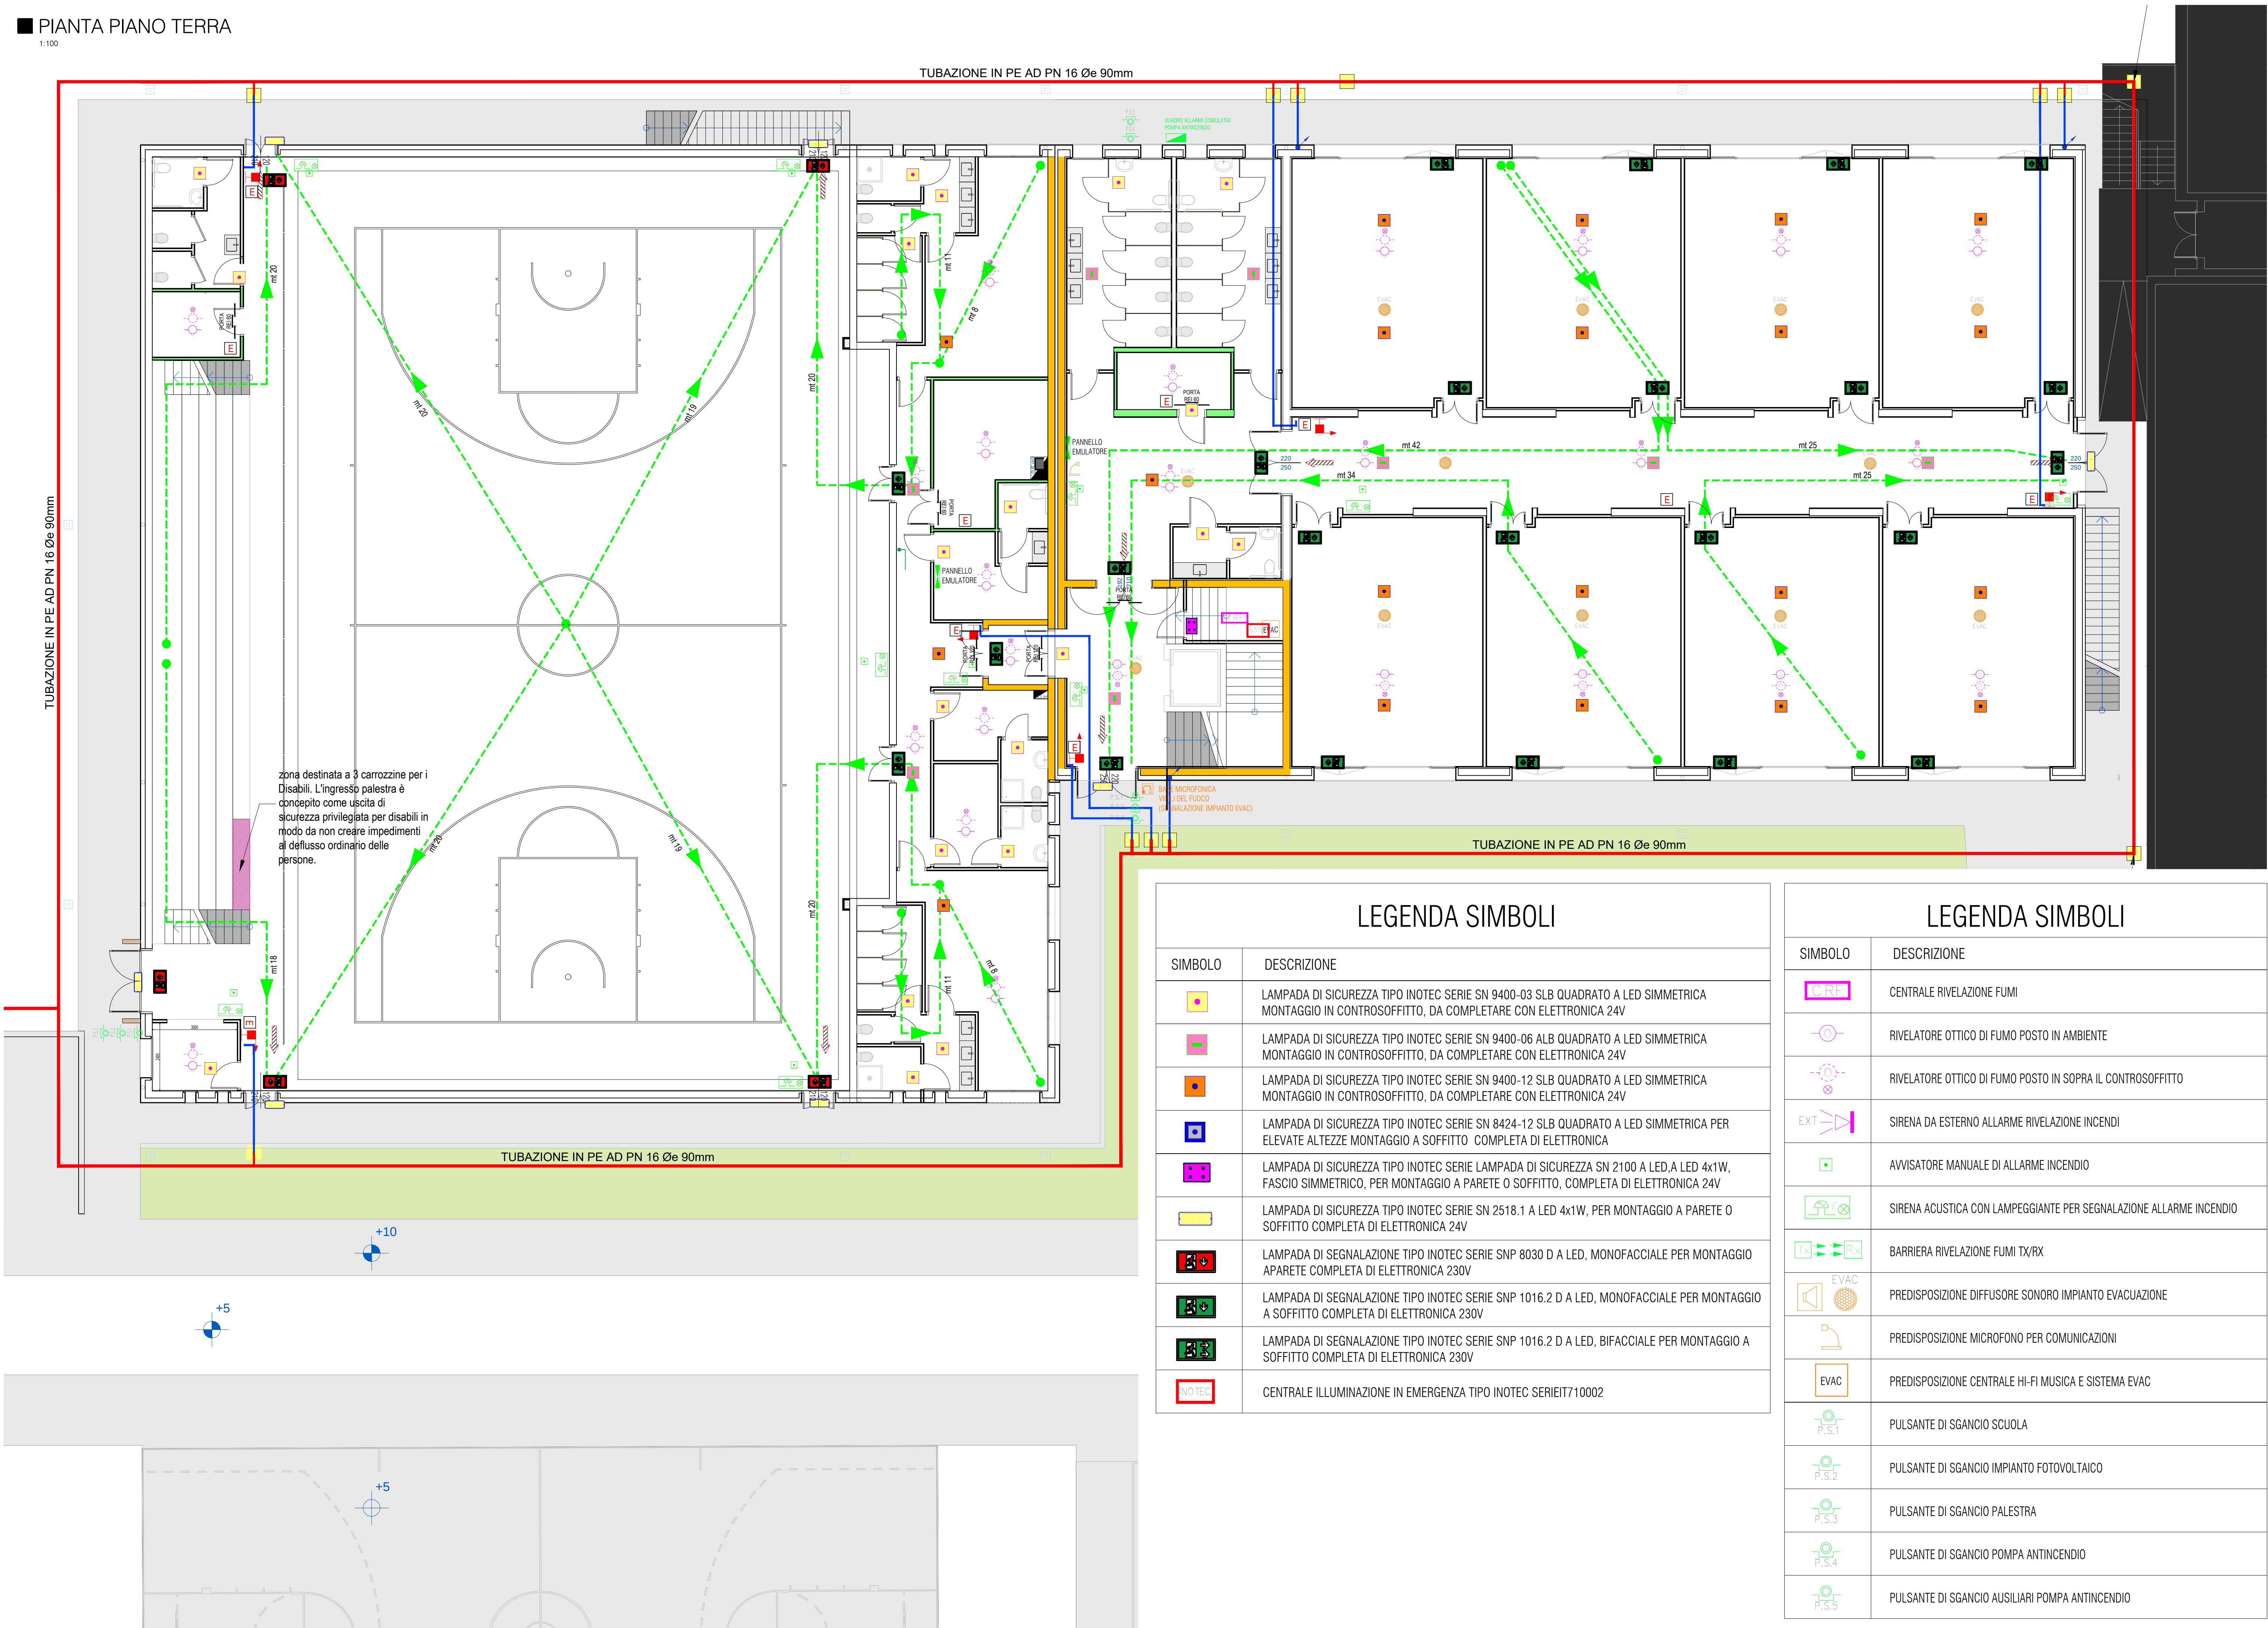

LEGENDA

	PARETE REI 120
	PARETE REI 60
	NASPO DN 25
	GRUPPO ATTACCO AUTOPOMPA VVF CON N°1 ATTACCO UNI 70
	ESTINTORE PORTATILE 34A-233BC 6 kg
	ESTINTORE PORTATILE A CO2
	USCITA ORIZZONTALE
	LAMPADA DI EMERGENZA A LED
	PITTOGRAMMA CON INDICAZIONE USCITA DI EMERGENZA
	SIRENA DA ESTERNO ALLARME RIVELAZIONE INCENDI
	AVVISATORE MANUALE DI ALLARME INCENDIO
	TARGA OTTICO ACUSTICA DI SEGNALAZIONE ALLARME INCENDIO

PLANIMETRIA

1:100

LEGENDA SIMBOLI

SIMBOLO	DESCRIZIONE
	LAMPADA DI SICUREZZA TIPO INOTEC SERIE SN 9400-03 SLB QUADRATO A LED SIMMETRICA MONTAGGIO IN CONTROSOFFITTO, DA COMPLETARE CON ELETTRONICA 24V
	LAMPADA DI SICUREZZA TIPO INOTEC SERIE SN 9400-06 ALB QUADRATO A LED SIMMETRICA MONTAGGIO IN CONTROSOFFITTO, DA COMPLETARE CON ELETTRONICA 24V
	LAMPADA DI SICUREZZA TIPO INOTEC SERIE SN 9400-12 SLB QUADRATO A LED SIMMETRICA MONTAGGIO IN CONTROSOFFITTO, DA COMPLETARE CON ELETTRONICA 24V
	LAMPADA DI SICUREZZA TIPO INOTEC SERIE SN 8424-12 SLB QUADRATO A LED SIMMETRICA PER ELEVATE ALTEZZE MONTAGGIO A SOFFITTO COMPLETA DI ELETTRONICA
	LAMPADA DI SICUREZZA TIPO INOTEC SERIE LAMPADA DI SICUREZZA SN 2100 A LED, A LED 4x1W, FASCIO SIMMETRICO, PER MONTAGGIO A PARETE O SOFFITTO, COMPLETA DI ELETTRONICA 24V
	LAMPADA DI SICUREZZA TIPO INOTEC SERIE SN 2518.1 A LED 4x1W, PER MONTAGGIO A PARETE O SOFFITTO COMPLETA DI ELETTRONICA 24V
	LAMPADA DI SEGNALAZIONE TIPO INOTEC SERIE SNP 8030 D A LED, MONOFACCIALE PER MONTAGGIO APARETE COMPLETA DI ELETTRONICA 230V
	LAMPADA DI SEGNALAZIONE TIPO INOTEC SERIE SNP 1016.2 D A LED, MONOFACCIALE PER MONTAGGIO A SOFFITTO COMPLETA DI ELETTRONICA 230V
	LAMPADA DI SEGNALAZIONE TIPO INOTEC SERIE SNP 1016.2 D A LED, BIFACCIALE PER MONTAGGIO A SOFFITTO COMPLETA DI ELETTRONICA 230V
	CENTRALE ILLUMINAZIONE IN EMERGENZA TIPO INOTEC SERIEIT710002

LEGENDA SIMBOLI

SIMBOLO	DESCRIZIONE
	CENTRALE RIVELAZIONE FUMI
	RIVELATORE OTTICO DI FUMO POSTO IN AMBIENTE
	RIVELATORE OTTICO DI FUMO POSTO IN SOPRA IL CONTROSOFFITTO
	SIRENA DA ESTERNO ALLARME RIVELAZIONE INCENDI
	AWISATORE MANUALE DI ALLARME INCENDIO
	SIRENA ACUSTICA CON LAMPEGGIANTE PER SEGNALAZIONE ALLARME INCENDIO
	BARRIERA RIVELAZIONE FUMI TX/RX
	PREDISPOSIZIONE DIFFUSORE SONORO IMPIANTO EVACUAZIONE
	PREDISPOSIZIONE MICROFONO PER COMUNICAZIONI
	PREDISPOSIZIONE CENTRALE HI-FI MUSICA E SISTEMA EVAC
	PULSANTE DI SGANCIO SCUOLA
	PULSANTE DI SGANCIO IMPIANTO FOTOVOLTAICO
	PULSANTE DI SGANCIO PALESTRA
	PULSANTE DI SGANCIO POMPA ANTINCENDIO
	PULSANTE DI SGANCIO AUSILIARI POMPA ANTINCENDIO

provincia
Provincia di Treviso
comune
Comune di Ponzano Veneto

studio progetto
Servizio di redazione del progetto definitivo, AMPLIAMENTO E DEMOLIZIONE DELLA SCUOLA SECONDARIA DI PRIMO GRADO GALILEO GALILEI
Borgo Ruga, 19
31050 Ponzano TV
1° LOTTO FUNZIONALE -AMPLIAMENTO

committente

Comune di Ponzano Veneto
Via. G.B. Cicogna
31050 Ponzano Veneto TV

progettisti
ing. Mauro Bellinzani

collaboratori

consulenti

linea progetto
DEFINITIVO

tipo elaborato
PROGETTO IMPIANTO ANTINCENDIO
tipo elaborato
PIANTA PIANO TERRA

scala

1:100

codice

18_382

livello n°

DVVF.00.02

rev.

A

bfA+
architettura design ingegneria

www.bfplus.it

info@bfplus.it

via montebelluna, 25 - 31046 Montebelluna (TV)
tel. +39 0422 309191 - fax +39 0422 309192