



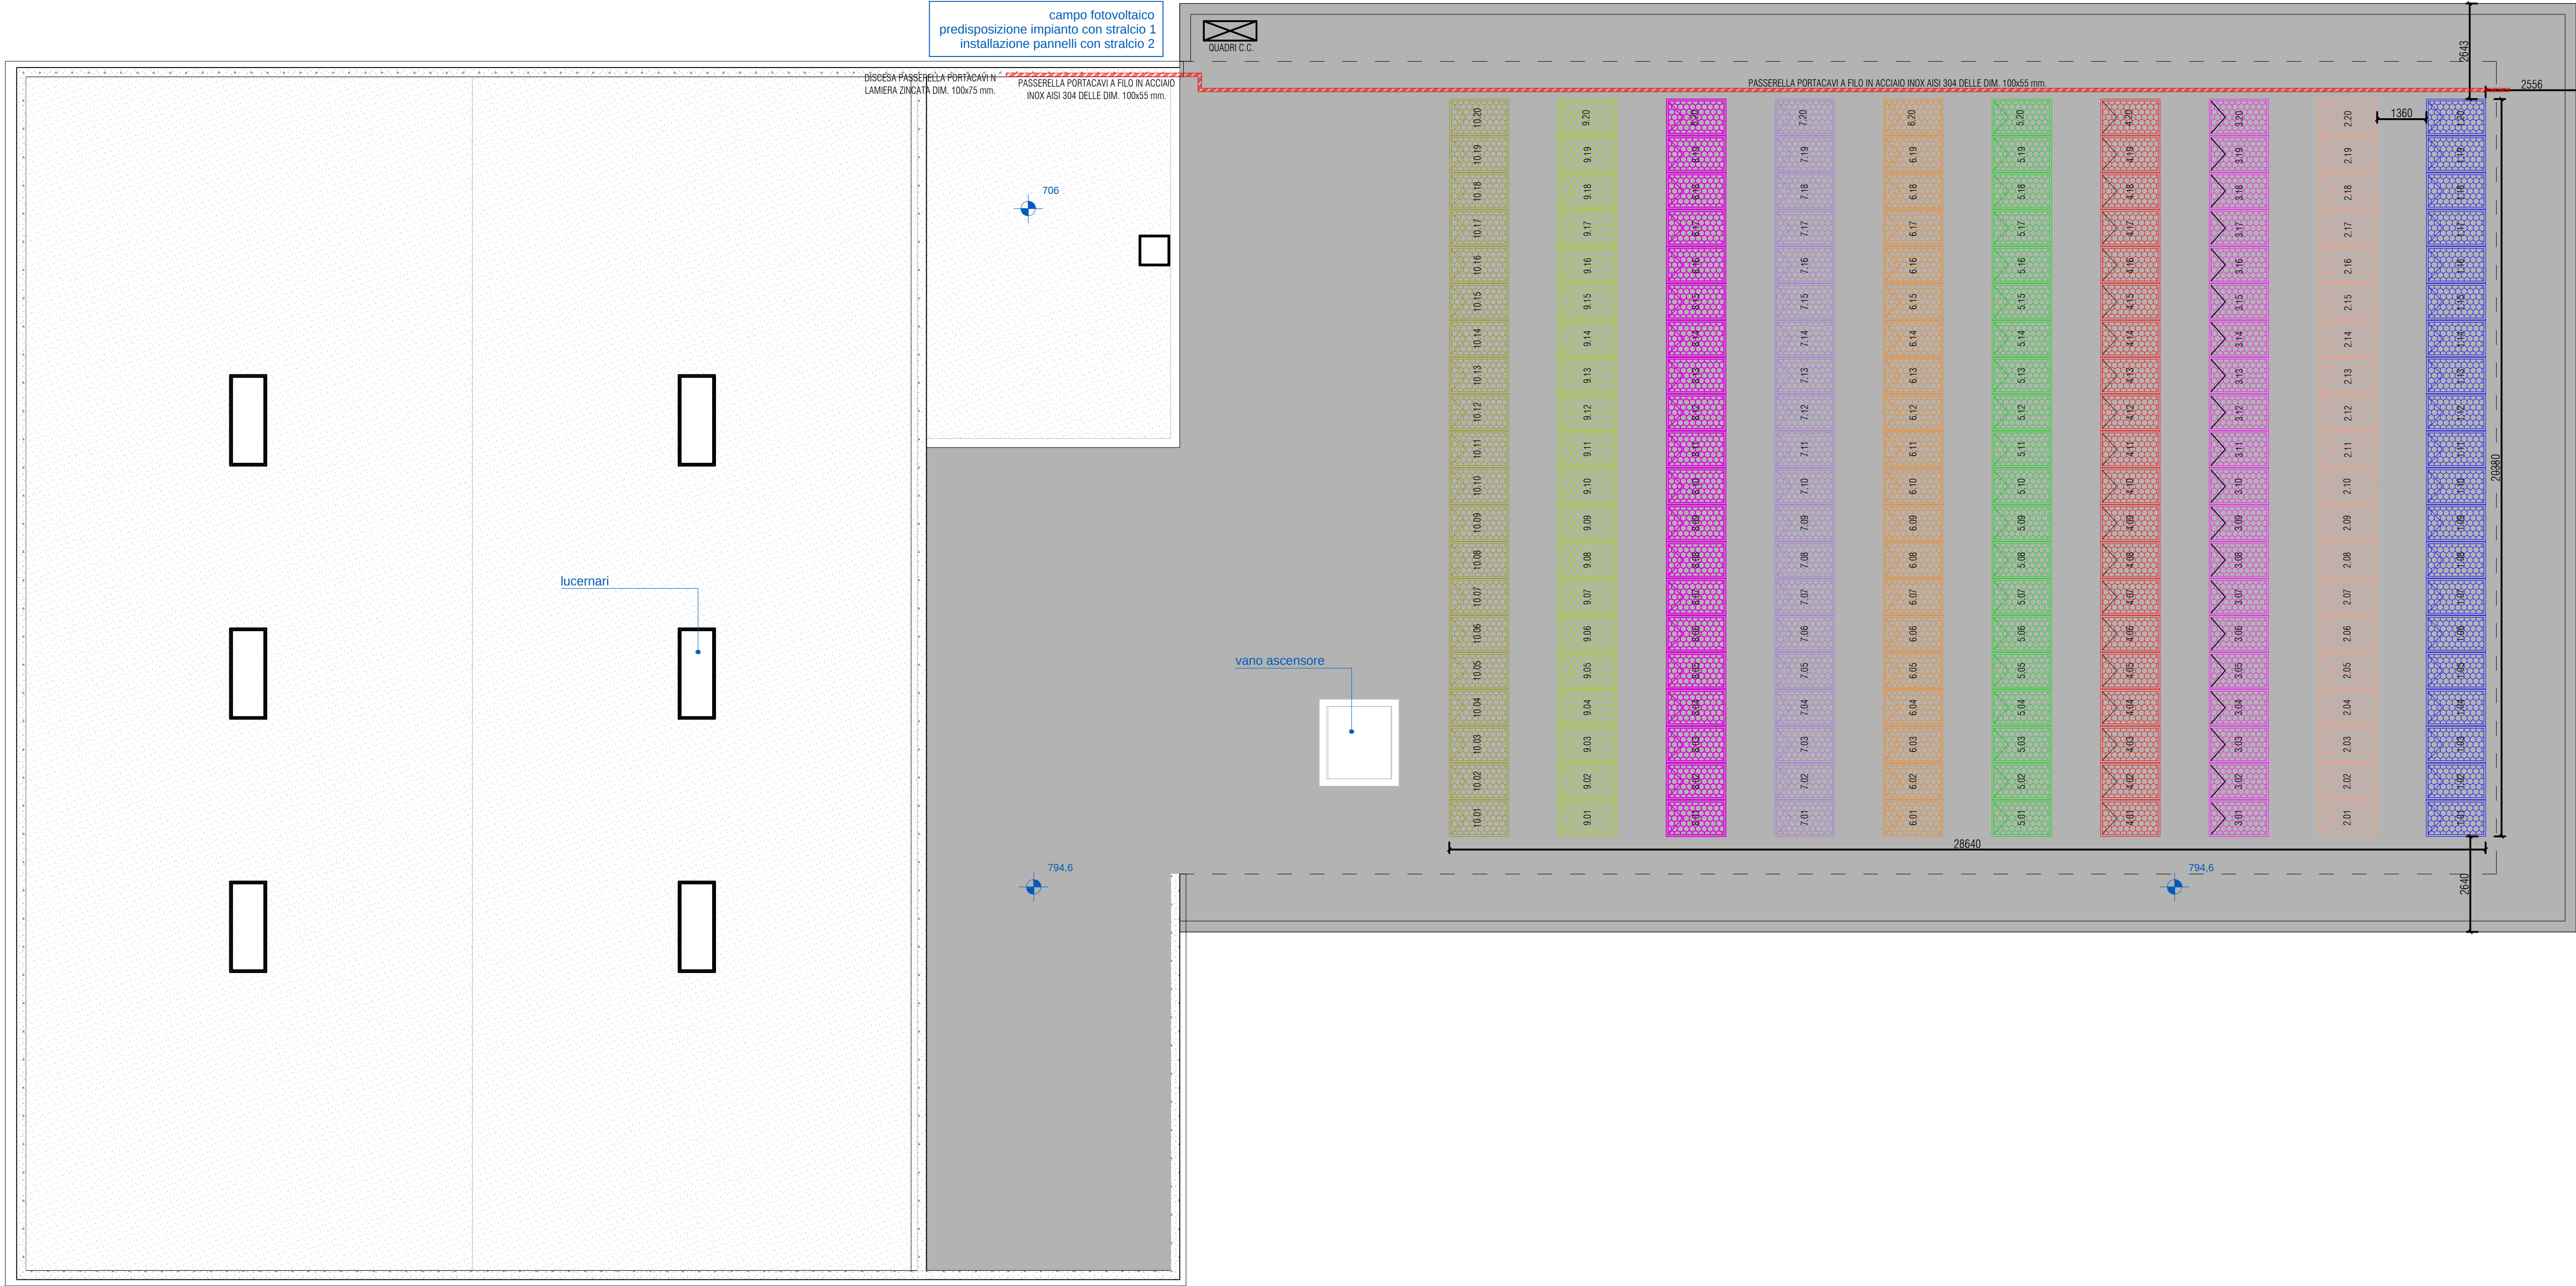

LEGENDA	
	PARETE REI 120
	PARETE REI 60
	NASPO DN 25
	GRUPPO ATTACCO AUTOPOMPA VVF CON N°1 ATTACCO UNI 70
	ESTINTORE PORTATILE 34A-233BC 6 kg
	ESTINTORE PORTATILE A CO2
	USCITA ORIZZONTALE
	LAMPADA DI EMERGENZA A LED
	PITTOGRAMMA CON INDICAZIONE USCITA DI EMERGENZA
	SIRENA DA ESTERNO ALLARME RIVELAZIONE INCENDI
	AVVISATORE MANUALE DI ALLARME INCENDIO
	TARGA OTTICO ACUSTICA DI SEGNALAZIONE ALLARME INCENDIO

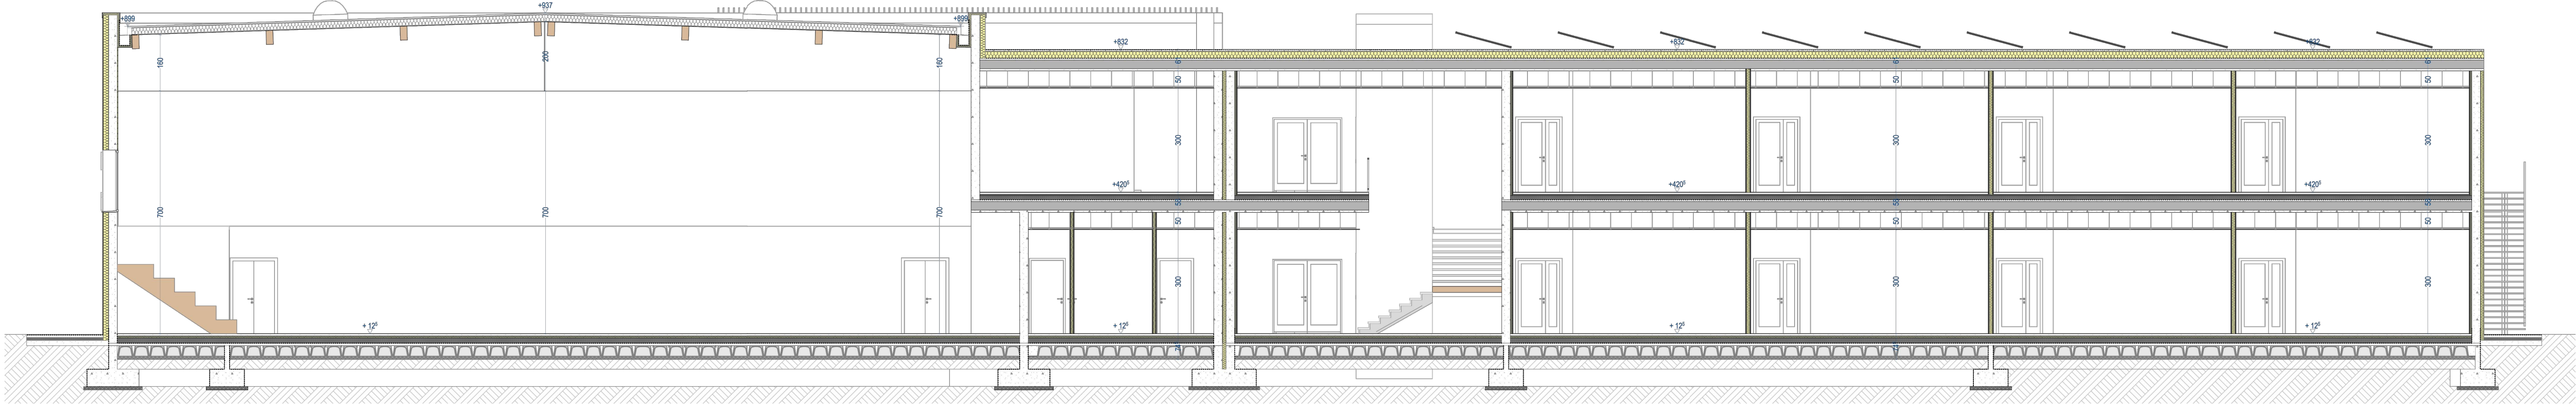

provincia
Provincia di Treviso
comune
Comune di Ponzano Veneto
titolo progetto
Servizio di redazione del progetto definitivo, AMPLIAMENTO E
DEMOLIZIONE DELLA SCUOLA SECONDARIA DI PRIMO
GRADO GALILEO GALILEI
Borgo Ruga, 19
31050 Ponzano TV
1° LOTTO FUNZIONALE -AMPLIAMENTO

committente
Comune di Ponzano Veneto
Via. G.B. Cicogna
31050 Ponzano Veneto TV

progettisti
ing. Mauro Bellini
collaboratori
ing. Mauro Bellini

consulenti

fase progetto
DEFINITIVO

tipo elaborato
PROGETTO IMPIANTO ANTINCENDIO
titolo elaborato
PIANTA COPERTURA - SEZIONE D'INSIEME

scala
1:100

codice
18_382

serie n.
DVVF.00.04

rev.
A

bfA+
architettura design ingegneria

www.bfa.it
info@bfa.it
via roma, paride arici 25 - 31045 rozzano tv
t. +39 0422 207075 - f. +39 0422 745792